


LEGENDA

IMPIANTO ELETTRICO

- PRESA
- PRESA TELEFONICA
- PRESA TELEVISIONE
- PRESA CITOFOONO
- INTERRUTTORE LUCE
- INTERRUTTORE LUCE A SPEGNIMENTO TEMPORIZZATO
- QUADRO ELETTRICO
- CENTRO LUCE
- PUNTO LUCE AD INCASSO
- LUCE A PARETE
- PRESA STAGNA
- TERMOSTATO AMBIENTE
- AREAZIONE ARTIFICIALE FORZATA

IMPIANTO DI RISCALDAMENTO

- COLLETTORE IDRAULICO
- CALDAIA MURALE A CAMERA STAGNA DI TIPO "C" CON POTENZA INFERIORE A 30.000 Kcal/h ALIMENTATA A METANO
- BOLLITORE PER CIRCUITO SOLARE DI ACCUMULO
- IMPIANTO DI DISTRIBUZIONE REALIZZATO CON PANNELLI RADIANTI ANNEGATI A PAVIMENTO
- SCALDA SALVIETTE

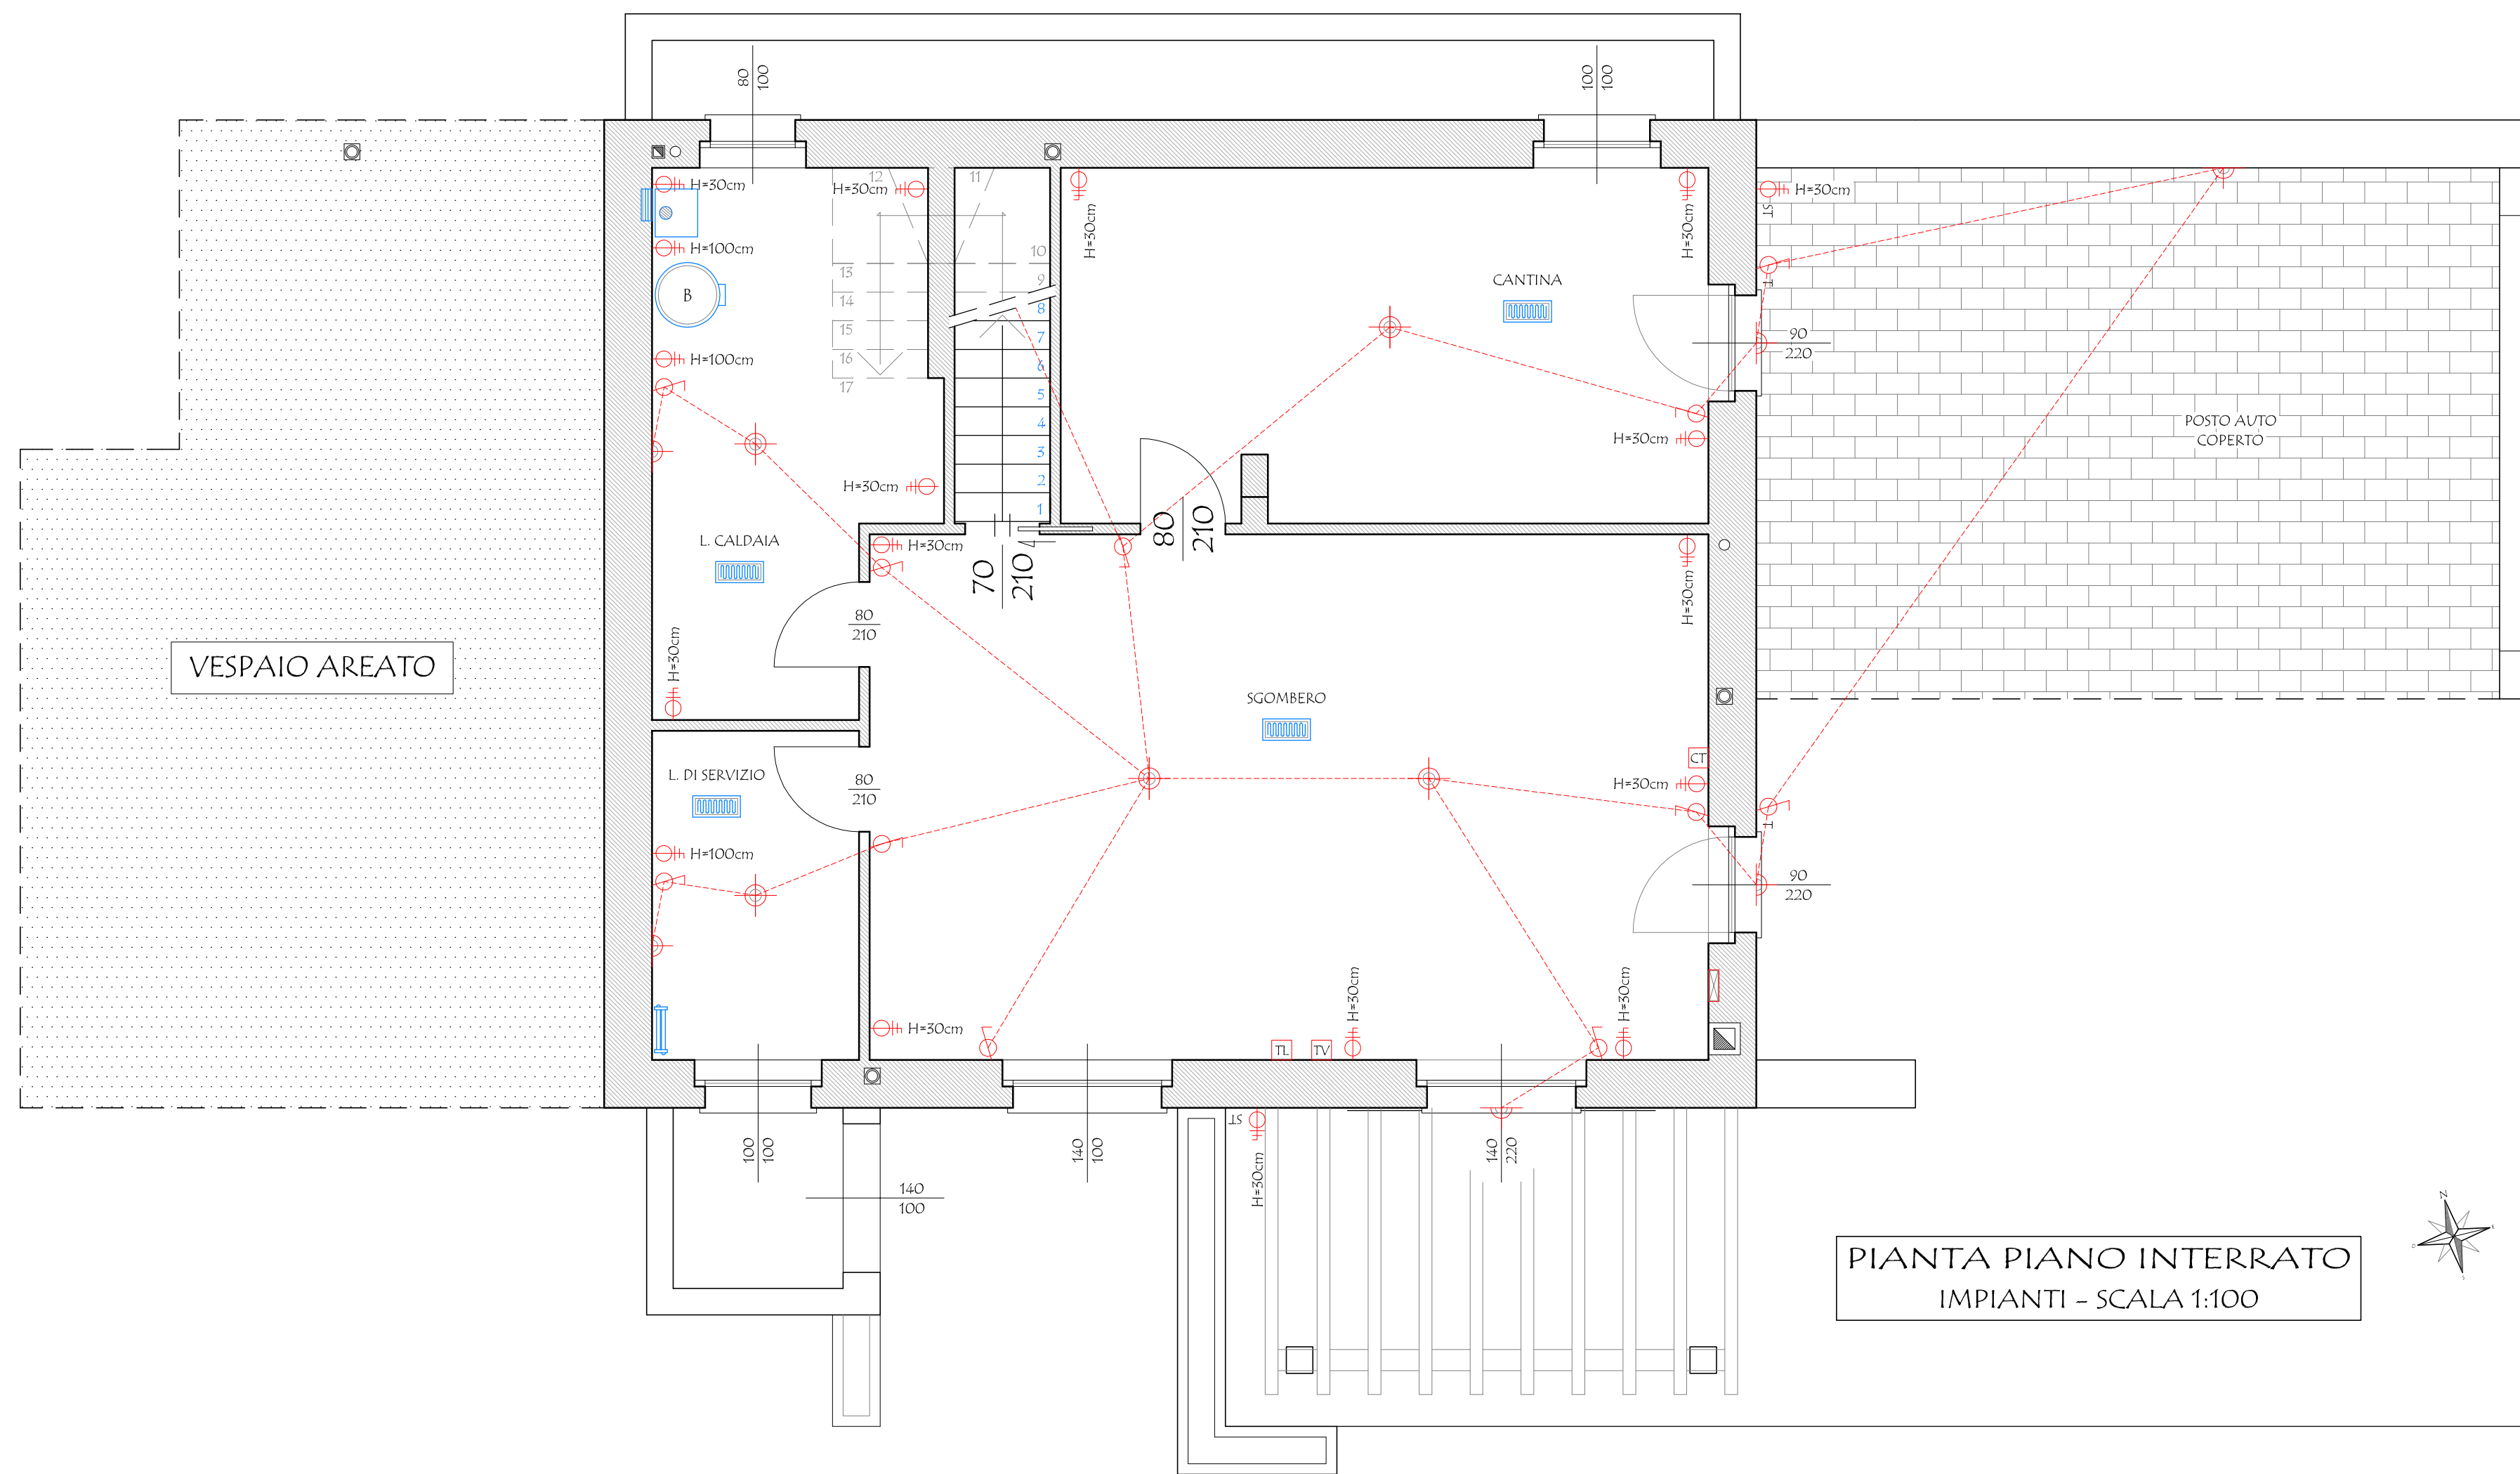


PIANTA PIANO INTERRATO
IMPIANTI - SCALA 1:100

COMUNE DI SALTRIO

I COMMITTENTI:

PIRAS Antonio
ADRO Maria Luisa
BETTONI Giuseppina
ADRO Giuseppe
FRANZONI Laura

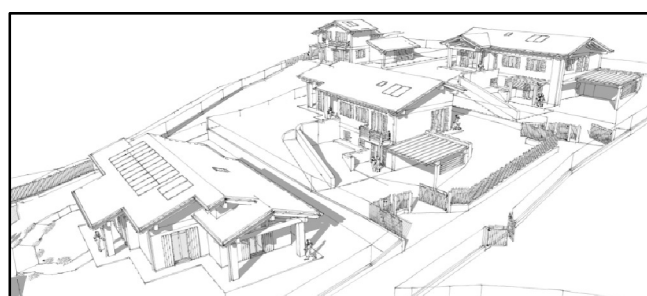

L'IMPRESA ESECUTRICE

IL PROGETTISTA

TIZIANI Geom. Gianpaolo

IL DIRETTORE DEI LAVORI

MASSINISSA Geom. Davide

STUDIO ASSOCIATO MASSINISSA

dei Geometri Davide MASSINISSA, Paolo FRISON e Gianpaolo TIZIANI
Via Goldoni, 37 - 21100 - Varese Tel. 0332/239091 - Fax 0332/216567 e-mail: studio.massinissa@fastwebnet.it

Commitenti:

PIRAS Antonio, nato a Uras (OR) il 13/10/1942 c.f.: PRS NTN 42813 L496N
residente a Saltrio (VA), in via Elvezia n. 1
ADRO Maria Luisa, nata a Viggiu' (VA) il 31/10/1948 c.f.: DRA MLS 48R71 L876N
residente a Saltrio (VA), in via Elvezia n. 1
BETTONI Giuseppina, nata in Svizzera (EE) il 20/01/1943 c.f.: BTT GPP 43A60 Z1331
residente a Riva San Vitale (Svizzera), in via Franchini n. 16
ADRO Giuseppe, nato a Viggiu' (VA) il 19/05/1952 c.f.: DRA GPP 52C19 L876N
residente a Saltrio (VA), in via Grasso n. 19
FRANZONI Laura, nata a Milano (MI) il 15/11/1957 c.f.: FRN LRA 57555 F205M
residente a Saltrio (VA), in via Grasso n. 19

Oggetto:

Riproduzione vietata senza preventiva autorizzazione

AMBITO DI TRASFORMAZIONE URBANISTICA n. 1
NUOVA COSTRUZIONE DI EDIFICI RESIDENZIALI

Elaborato:

LOTTO 2/A: PROGETTO IMPIANTI
PIANTA PIANO INTERRATO E TERRA

Località:


COMUNE DI: Saltrio (VA)
INDIRIZZO: Via Grasso - Via Pravello s.n.c.

Identificativi catastali:

SEZIONE: Foglio: 4
MAPPALE: 143 - 2927 - 2928 - 2929 - 2930 - 3869

Data:

Novembre 2014

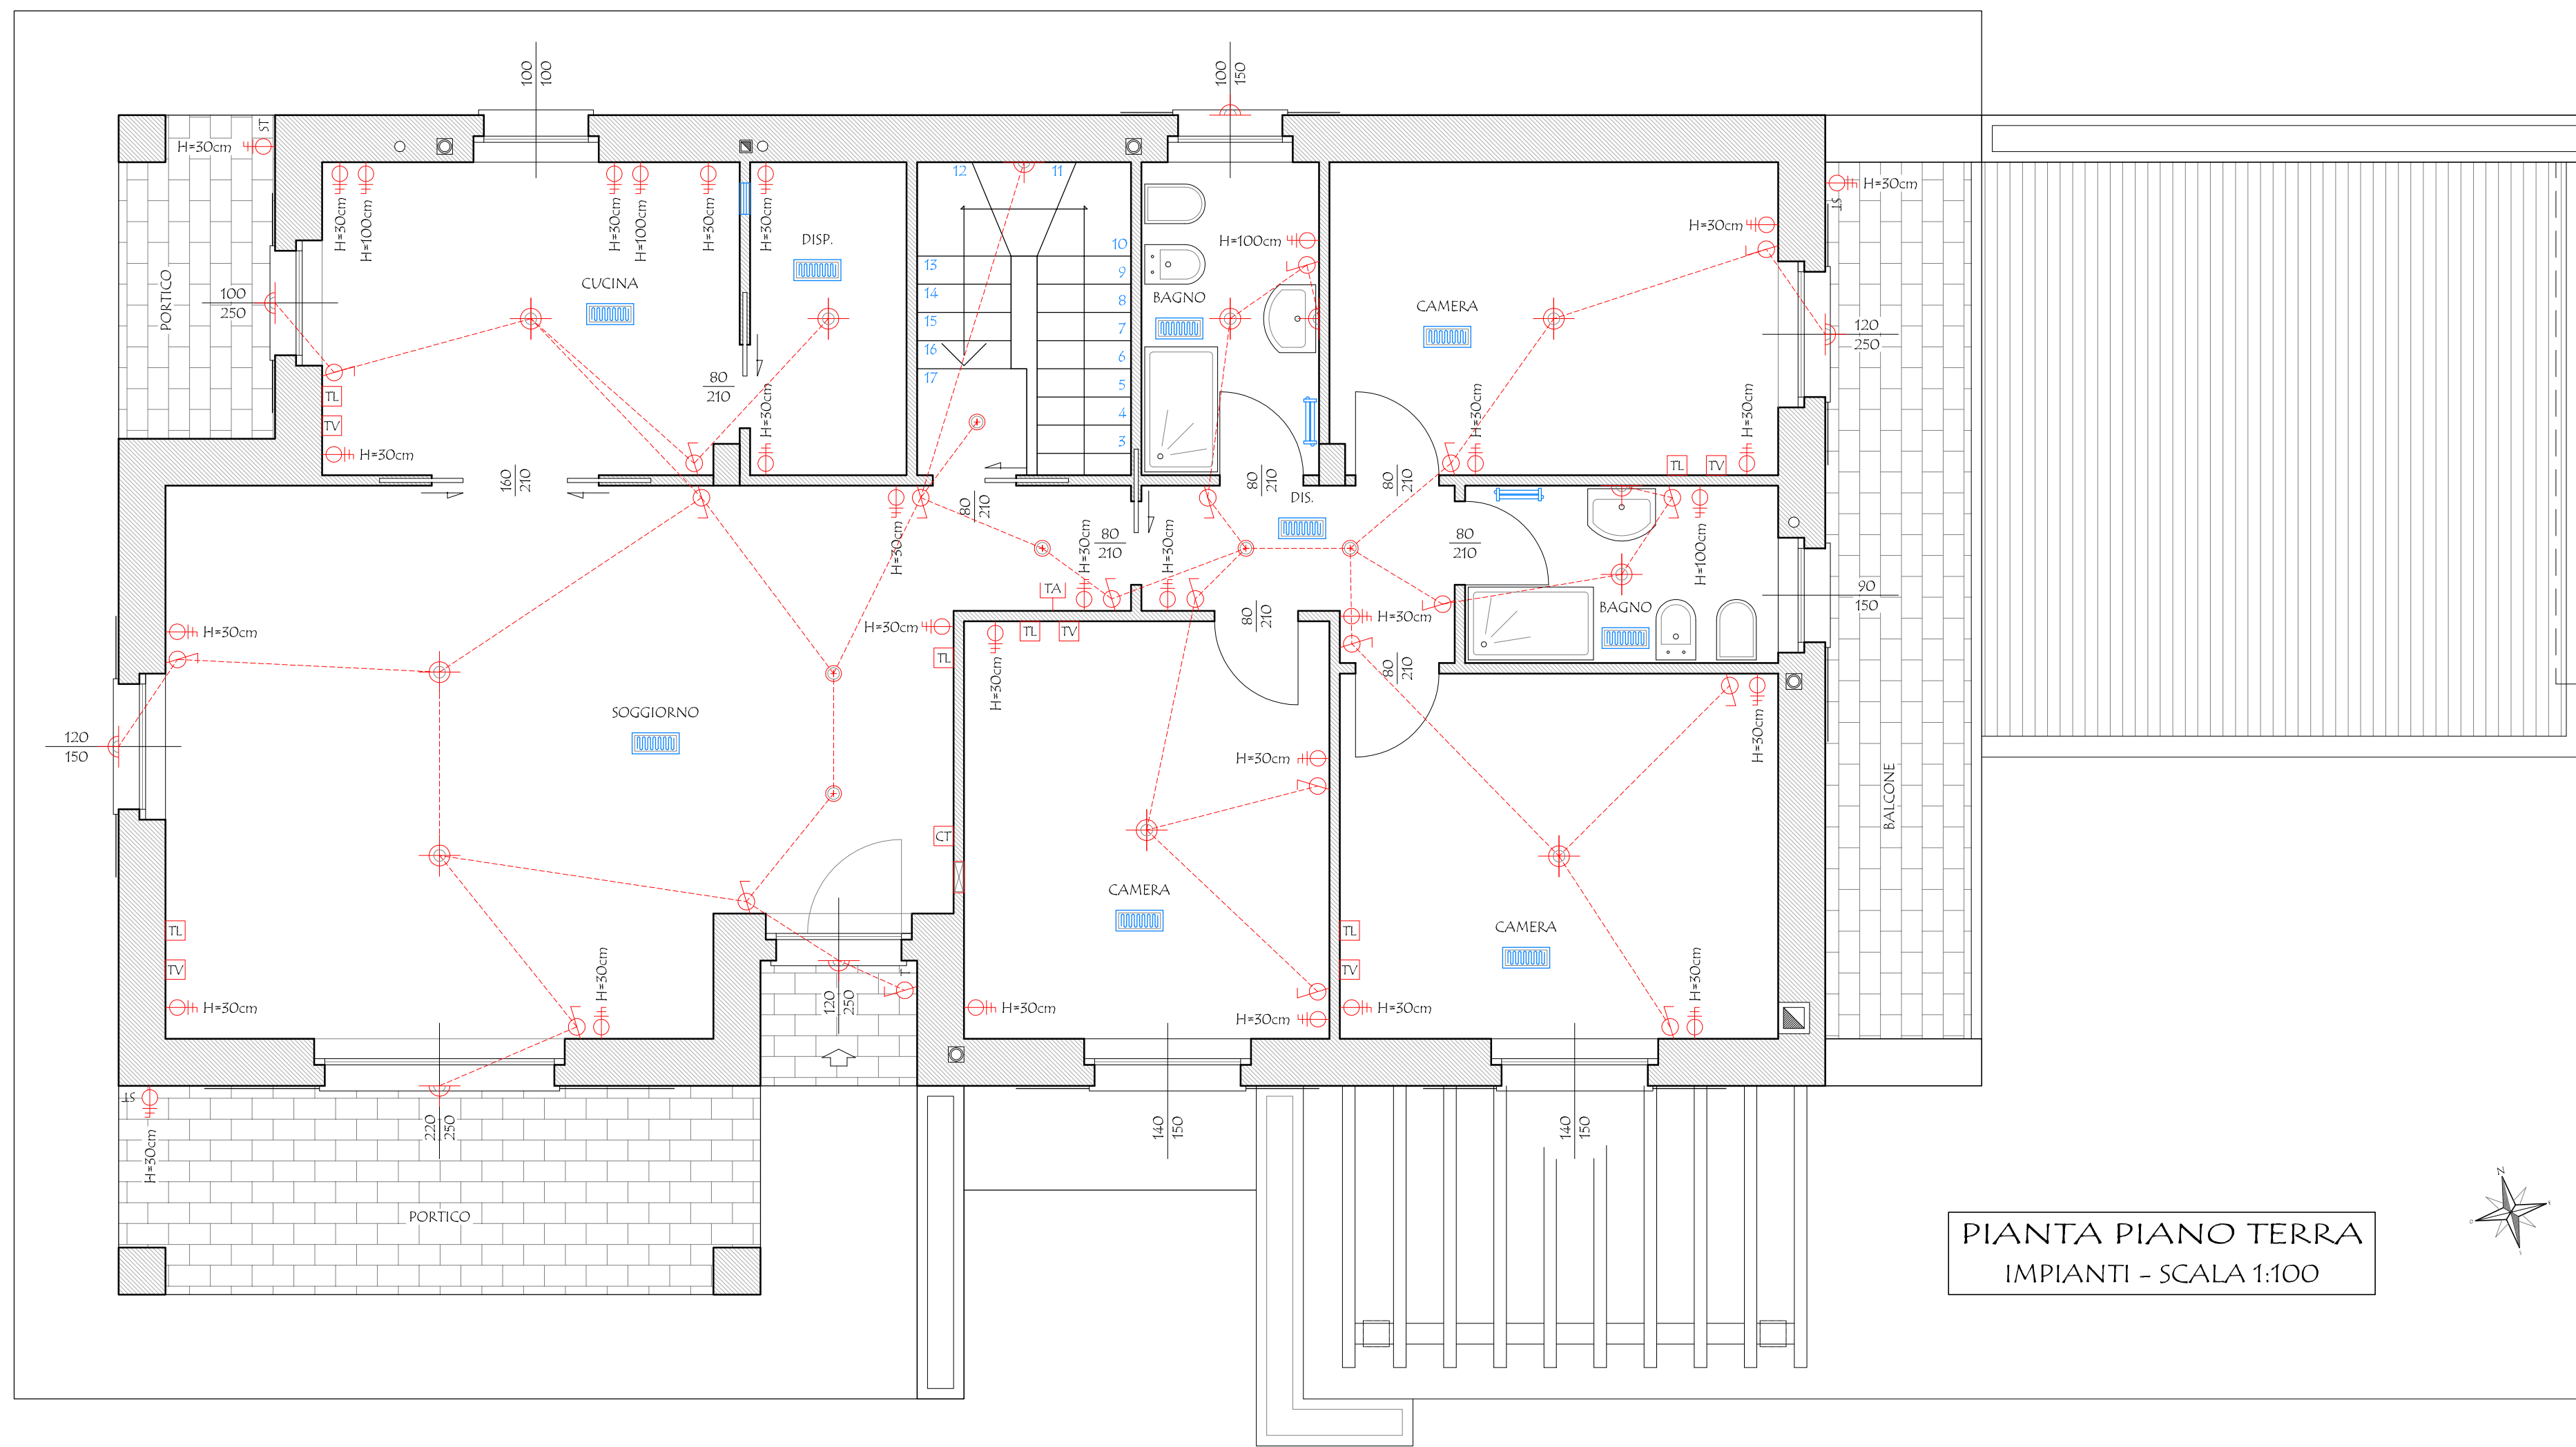

PIANTA PIANO TERRA
IMPIANTI - SCALA 1:100