


LEGENDA

IMPIANTO ELETTRICO


- PRESA
- PRESA TELEFONICA
- PRESA TELEVISIONE
- PRESA CITOFOONO
- INTERRUTTORE LUCE
- INTERRUTTORE LUCE A SPEGNIMENTO TEMPORIZZATO
- QUADRO ELETTRICO
- CENTRO LUCE
- PUNTO LUCE AD INCASSO
- LUCE A PARETE
- PRESA STAGNA
- TERMOSTATO AMBIENTE
- AREAZIONE ARTIFICIALE FORZATA

IMPIANTO DI RISCALDAMENTO

- COLLETTORE IDRAULICO
- CALDAIA MURALE A CAMERA STAGNA DI TIPO "C" CON POTENZA INFERIORE A 30.000 Kcal/h ALIMENTATA A METANO
- BOILITORE PER CIRCUITO SOLARE DI ACCUMULO
- IMPIANTO DI DISTRIBUZIONE REALIZZATO CON PANNELLI RADIANTI ANNEGATI A PAVIMENTO
- SCALDA SALVIETTE

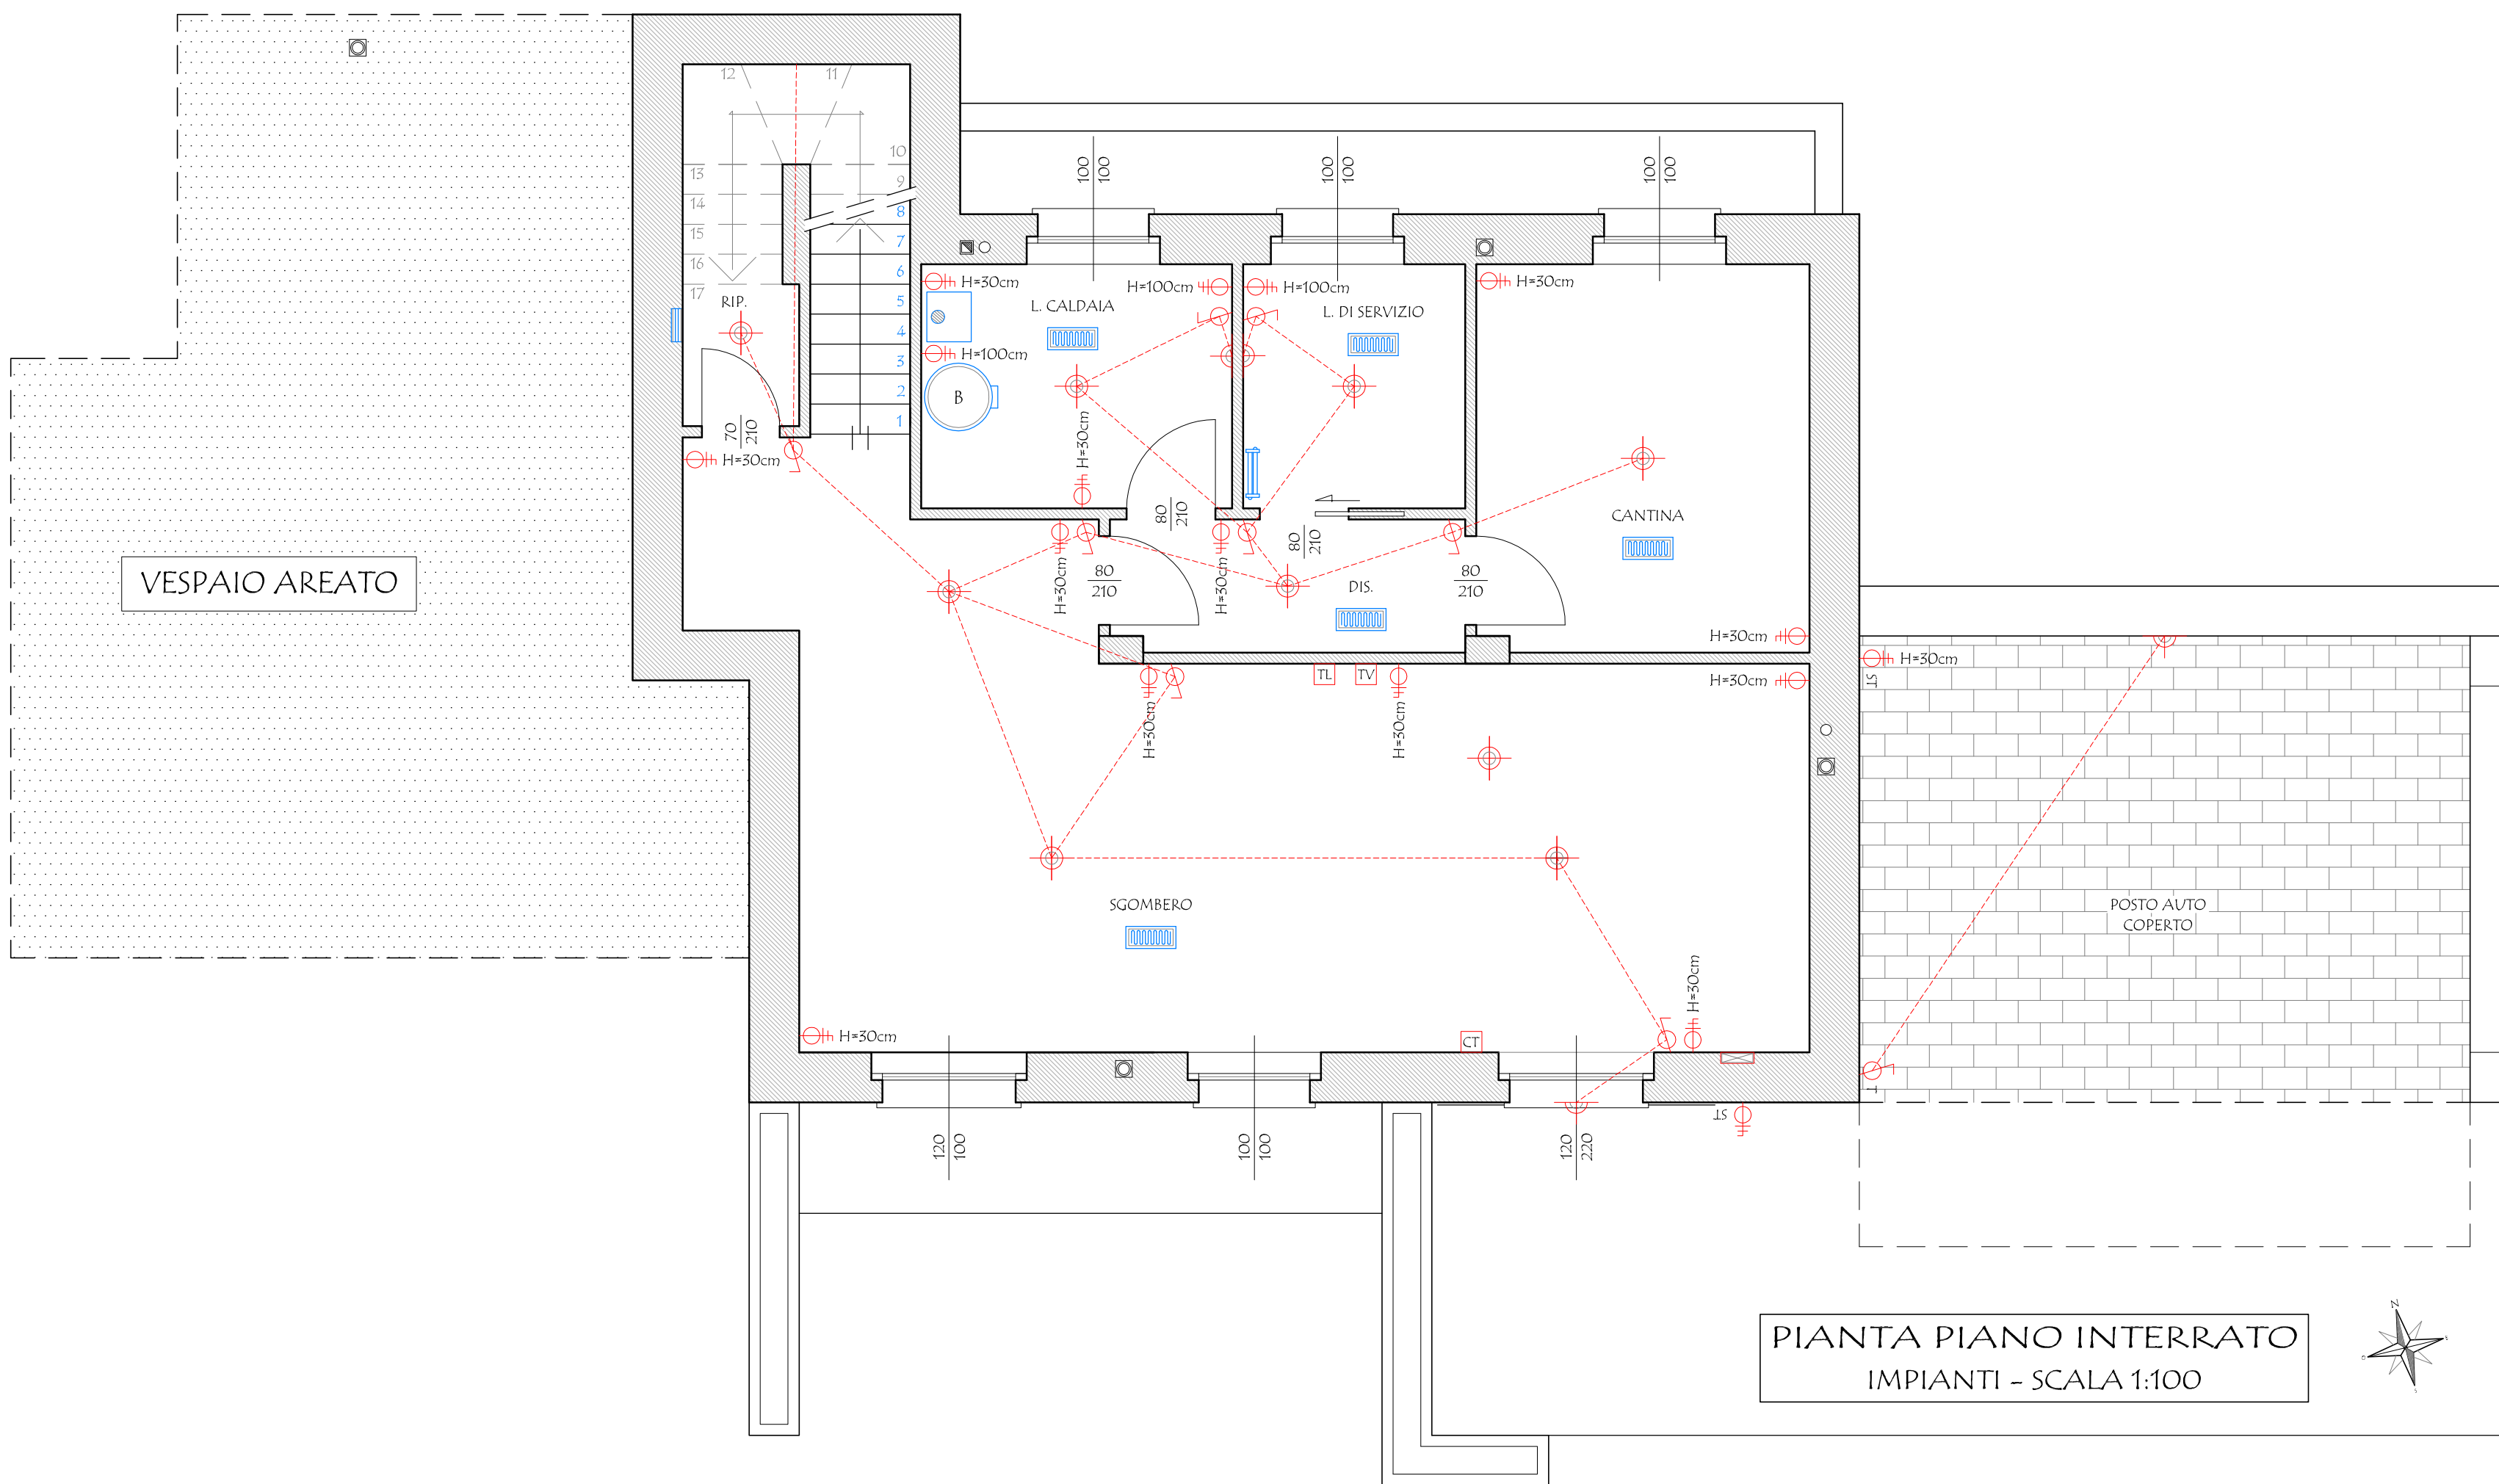


PIANTA PIANO INTERRATO
IMPIANTI - SCALA 1:100

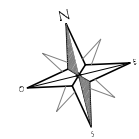

COMUNE DI SALTRIO

I COMMITTENTI:

- PIRAS Antonio
- ADRO Maria Luisa
- BETTONI Giuseppina
- ADRO Giuseppe
- FRANZONI Laura

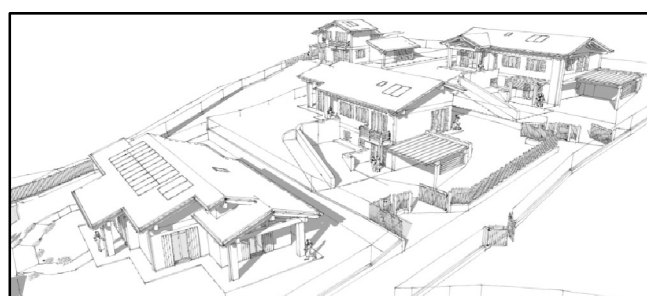

L'IMPRESA ESECUTRICE

IL PROGETTISTA

- TIZIANI Geom. Gianpaolo

IL DIRETTORE DEI LAVORI

- MASSINISSA Geom. Davide

STUDIO ASSOCIATO MASSINISSA

dei Geometri Davide MASSINISSA, Paolo FRISON e Gianpaolo TIZIANI

Via Goldoni, 37 - 21100 - Varese Tel. 0332/239091 - Fax 0332/216567 e-mail: studio.massinissa@fastwebnet.it

Commitenti:

- | | |
|--|---------------------------|
| PIRAS Antonio, nato a Uras (OR) il 13/10/1942
residente a Saltrio (VA), in via Elvezia n. 1 | c.f.: PRS NTN 42813 L496N |
| ADRO Maria Luisa, nata a Viggiu' (VA) il 31/10/1948
residente a Saltrio (VA), in via Elvezia n. 1 | c.f.: DRA MLS 48R71 L876N |
| BETTONI Giuseppina, nata in Svizzera (EE) il 20/01/1943
residente a Riva San Vitale (Svizzera), in via Francini n. 16 | c.f.: BTT GPP 43A60 Z1331 |
| ADRO Giuseppe, nato a Viggiu' (VA) il 19/05/1952
residente a Saltrio (VA), in via Grasso n. 19 | c.f.: DRA GPP 52C19 L876N |
| FRANZONI Laura, nata a Milano (MI) il 15/11/1957
residente a Saltrio (VA), in via Grasso n. 19 | c.f.: FRN LRA 57555 F205M |

Oggetto:

Riproduzione vietata senza preventiva autorizzazione

AMBITO DI TRASFORMAZIONE URBANISTICA n. 1
NUOVA COSTRUZIONE DI EDIFICI RESIDENZIALI

Elaborato:

LOTTO 2/B: PROGETTO IMPIANTI
PIANTA PIANO INTERRATO E TERRA

Tavola:

12/b

Scala:

1:50

Archivio:

1921

Località:


Comune di: Saltrio (VA)
Indirizzo: Via Grasso - Via Pravello s.n.c.

Identificativi catastali:

Sesione: Foglio: 4
Mappali: 145 - 2927 - 2928 - 2929 - 2930 - 3869

Data:

Novembre 2014

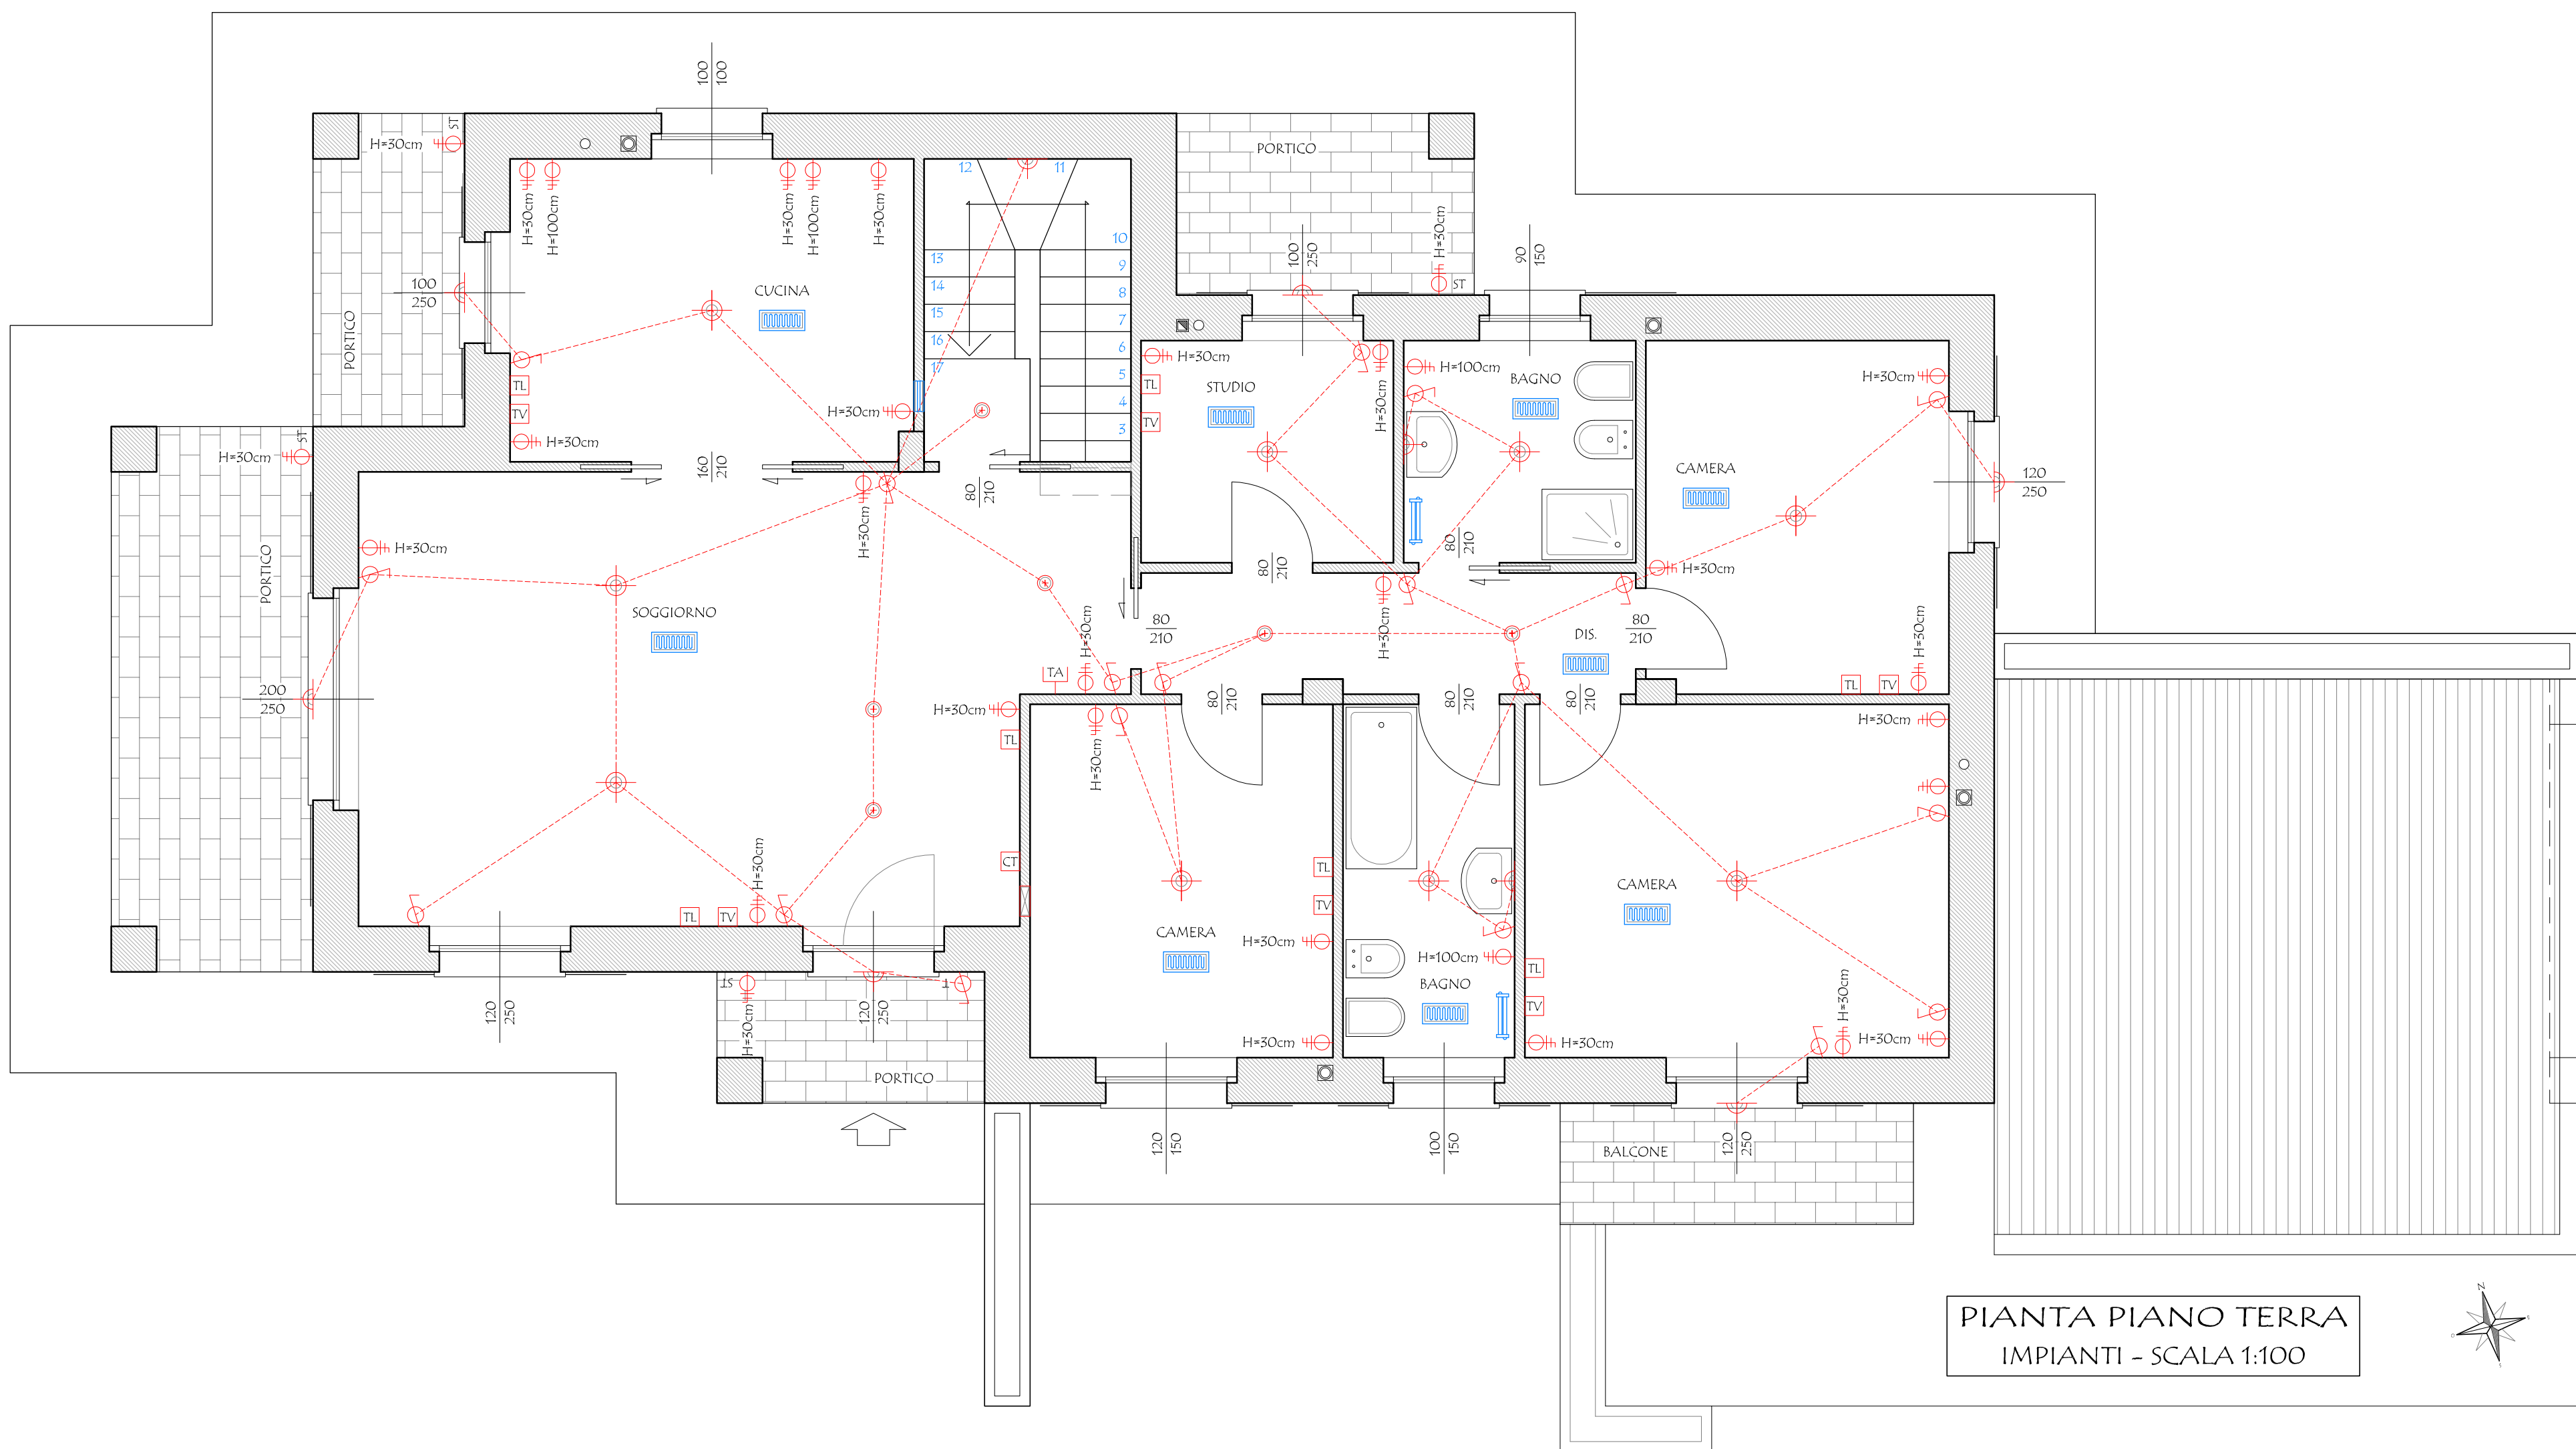

PIANTA PIANO TERRA
IMPIANTI - SCALA 1:100

