

COMUNE DI SALTRIO

I COMMITTENTI:


PIRAS Antonio

ADRO Maria Luisa

BETTONI Giuseppina

ADRO Giuseppe

FRANZONI Laura

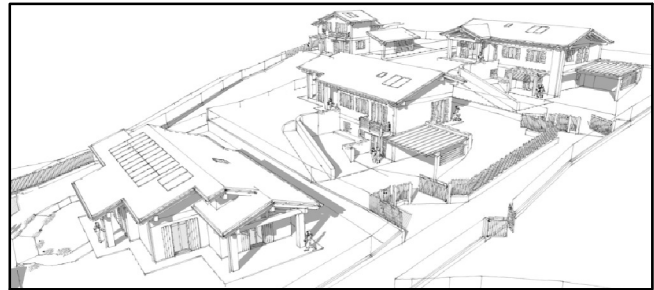

L'IMPRESA ESECUTRICE

IL PROGETTISTA

IL DIRETTORE DEI LAVORI

TIZIANI Geom. Gianpaolo

MASSINISSA Geom. Davide

STUDIO ASSOCIATO MASSINISSA

dei Geometri Davide MASSINISSA, Paolo FRISON e Gianpaolo TIZIANI

Via Goldoni, 37 - 21100 - Varese Tel. 0332/239091 - Fax 0332/216567 e-mail: studio.massinissa@fastwebnet.it

Comitenti:

PIRAS Antonio, nato a Uras (OR) il 15/10/1942 c.f.: PRS NTN 42R13 L496N
residente a Saltrio (VA), in via Elvezia n. 1

ADRO Maria Luisa, nata a Viggiu' (VA) il 31/10/1948 c.f.: DRA MLS 48R71 L876N
residente a Saltrio (VA), in via Elvezia n. 1

BETTONI Giuseppina, nata in Svizzera (EE) il 20/01/1943 c.f.: BTT GPP 43A60 Z133I
residente a Riva San Vitale (Svizzera), in via Franscini n. 16

ADRO Giuseppe, nato a Viggiu' (VA) il 19/05/1952 c.f.: DRA GPP 52C19 L876N
residente a Saltrio (VA), in via Grasso n. 19

FRANZONI Laura, nata a Milano (MI) il 15/11/1957 c.f.: FRN LRA 57555 F205M
residente a Saltrio (VA), in via Grasso n. 19

Oggetto:

Riproduzione vietata senza preventiva autorizzazione

AMBITO DI TRASFORMAZIONE URBANISTICA n. 1
NUOVA COSTRUZIONE DI EDIFICI RESIDENZIALI

Elaborato:

LOTTO 2/C: PROGETTO IMPIANTI
PIANTA PIANO TERRA

Tavola:

12/c

Scala:

1:50

Archivio:

1921

Località:


Comune di: Saltrio (VA)
Indirizzo: Via Grasso - Via Pravello s.n.c.

Identificativi catastali:


Sezione: - Foglio: 4
Mappali: 143 - 2927 - 2928 - 2929 - 2930 - 3869

Data:

Novembre 2014

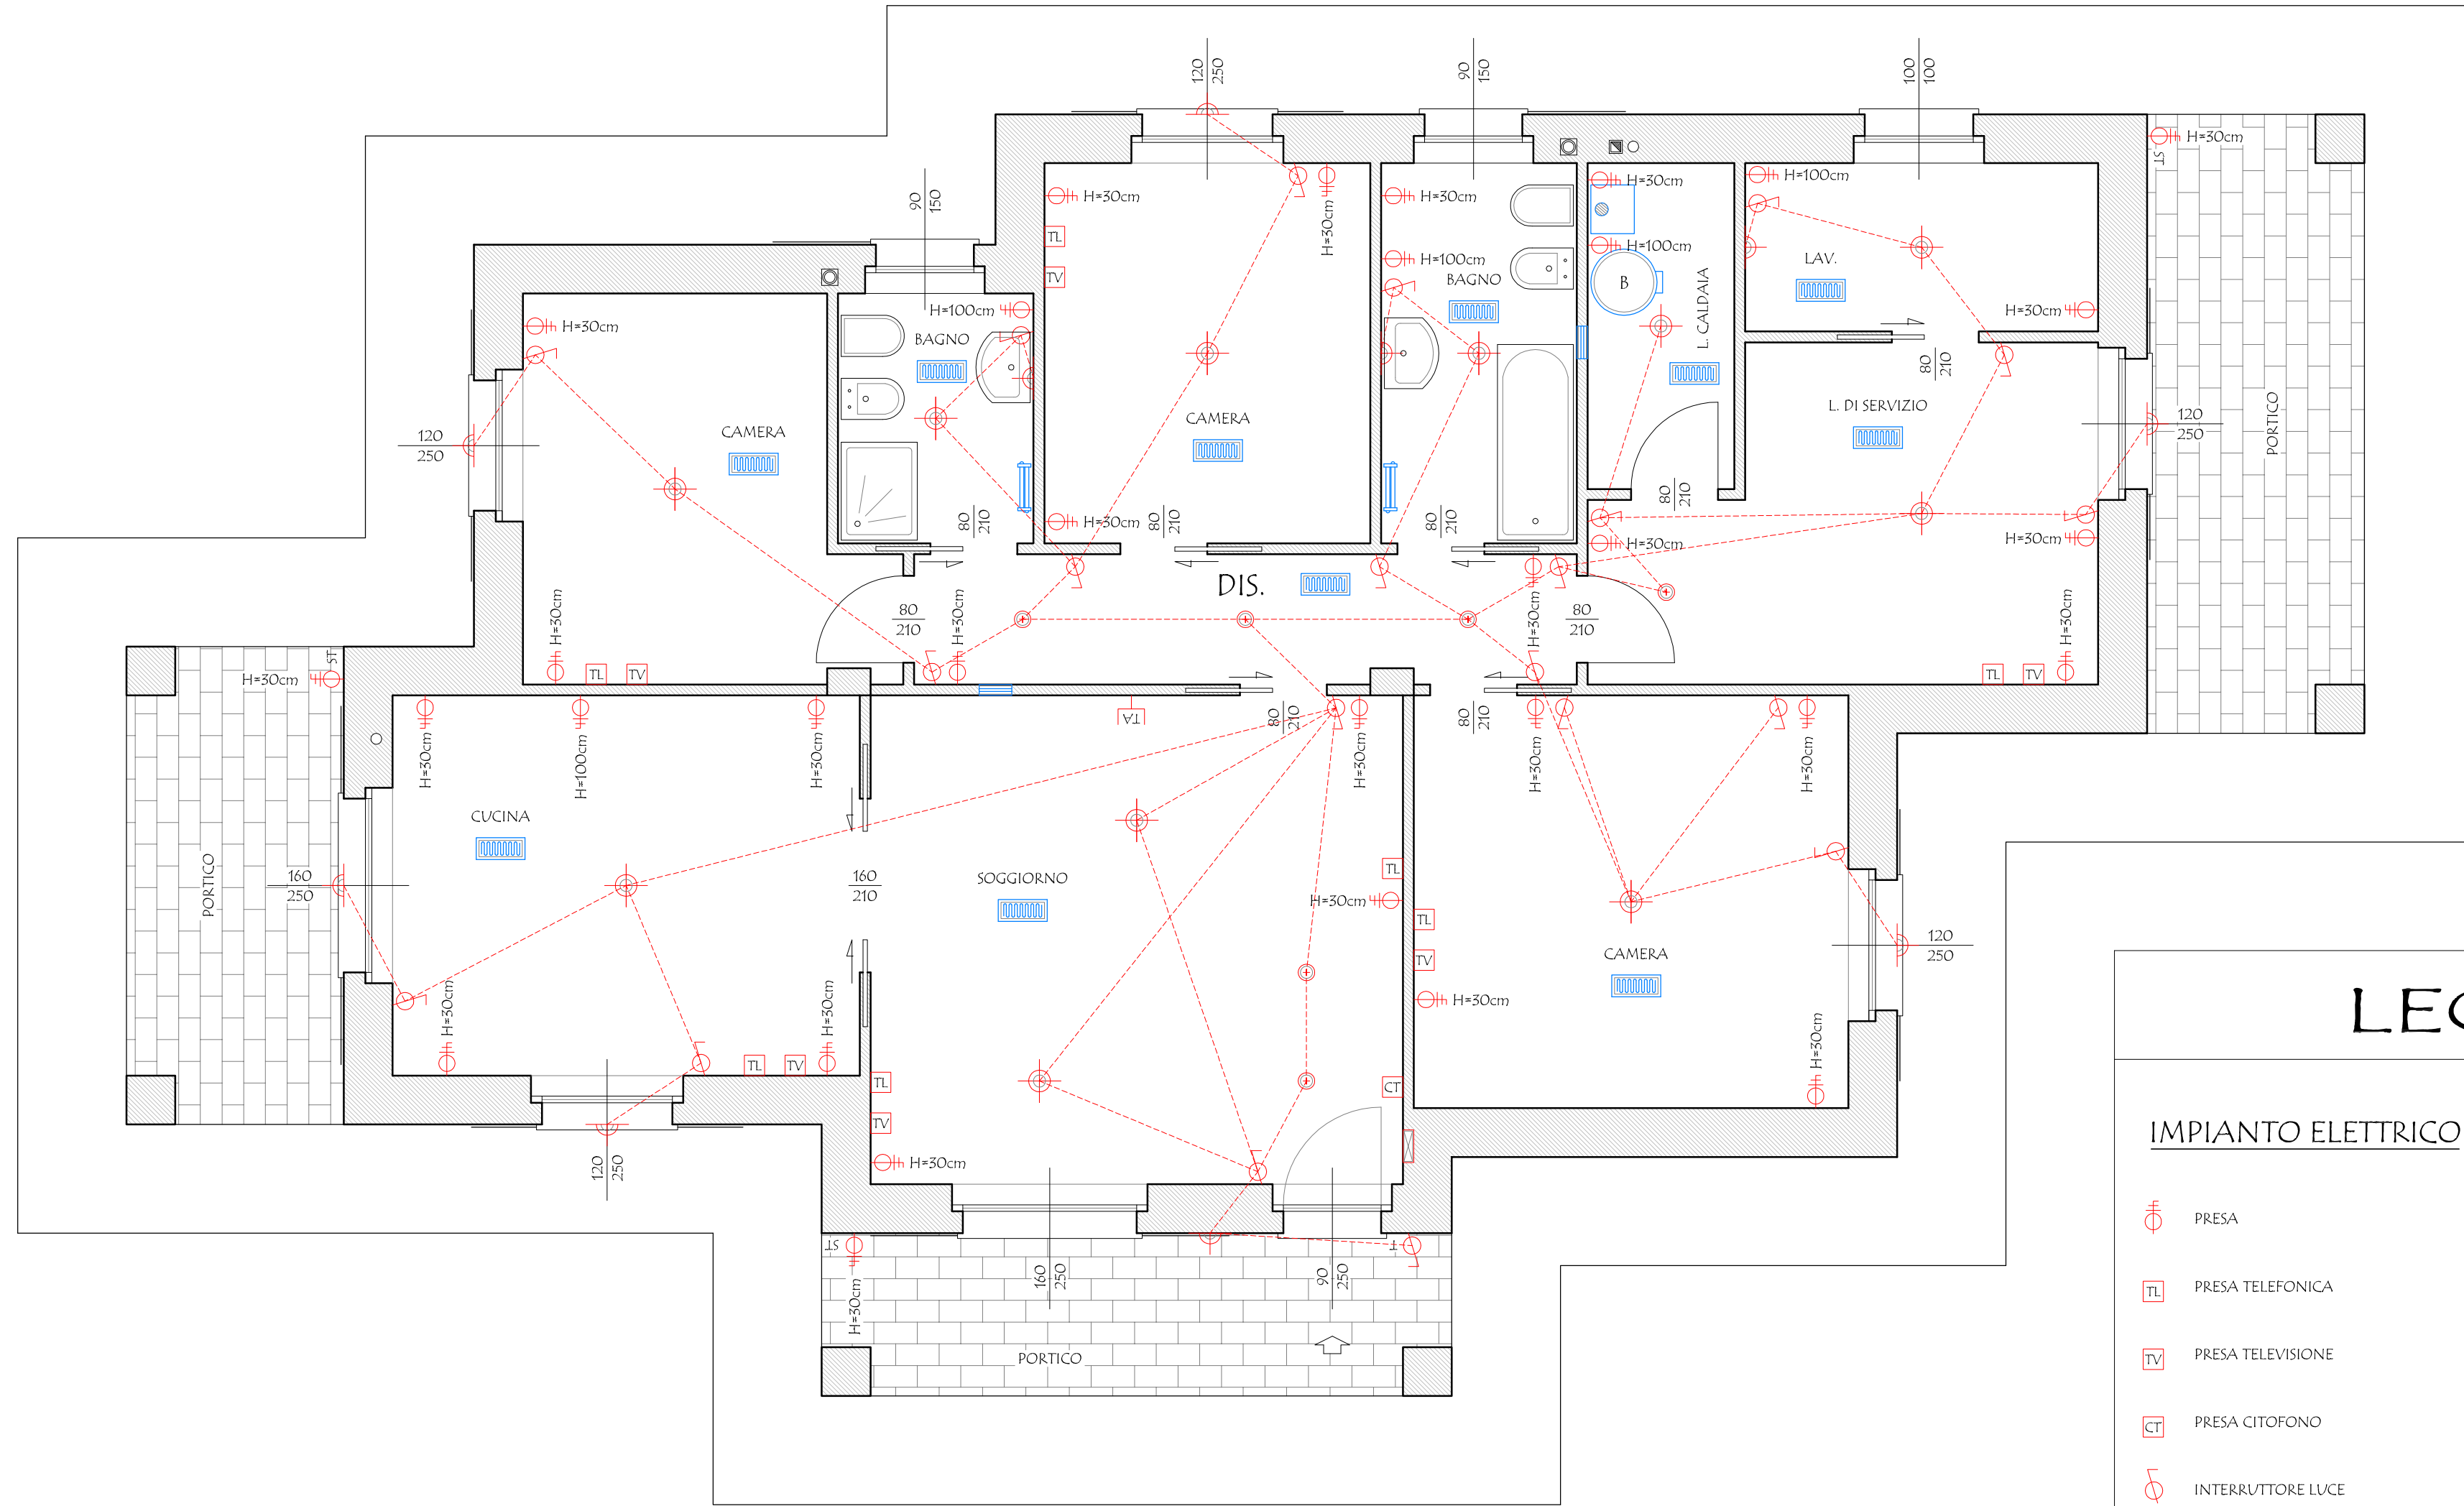

PIANTA PIANO TERRA
IMPIANTI - SCALA 1:50

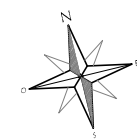

LEGENDA

IMPIANTO ELETTRICO

- PRESA
- PRESA TELEFONICA
- PRESA TELEVISIONE
- PRESA CITOFOONO
- INTERRUTTORE LUCE
- INTERRUTTORE LUCE A SPEGNIMENTO TEMPORIZZATO
- QUADRO ELETTRICO
- CENTRO LUCE
- PUNTO LUCE AD INCASSO
- LUCE A PARETE
- PRESA STAGNA
- TERMOSTATO AMBIENTE
- AREAZIONE ARTIFICIALE FORZATA

IMPIANTO DI RISCALDAMENTO

- COLLETTORE IDRAULICO
- CALDAIA MURALE A CAMERA STAGNA DI TIPO "C" CON POTENZA INFERIORE A 80.000 kcal/h ALIMENTATA A METANO
- BOLLITORE PER CIRCUITO SOLARE DI ACCUMULO
- IMPIANTO DI DISTRIBUZIONE REALIZZATO CON PANNELLI RADIANTI ANNEGATI A PAVIMENTO
- SCALDA SALVIETTE