

LEGENDA

IMPIANTO ELETTRICO

- PRESA
- PRESA TELEFONICA
- PRESA TELEVISIONE
- PRESA CITOFONO
- INTERRUITTORE LUCE
- INTERRUITTORE LUCE A SPEGNIMENTO TEMPORIZZATO
- QUADRO ELETTRICO
- CENTRO LUCE
- PUNTO LUCE AD INCASSO
- LUCE A PARETE
- PRESA STAGNA
- TERMOSTATO AMBIENTE
- AERAZIONE ARTIFICIALE FORZATA


IMPIANTO DI RISCALDAMENTO

- COLLETTORE IDRAULICO
- CALDAIA MURALE A CAMERA STAGNA DI TIPO "C" CON POTENZA INFERIORE A 30.000 Kcal/h ALIMENTATA A METANO
- RISCALDATORE PER CIRCUITO SOLARE DI ACCUMULO
- IMPIANTO DI DISTRIBUZIONE REALIZZATO CON PANNELLI RADIANTI ANNEGATI A PAVIMENTO
- SCALDA SALVIETTE

COMUNE DI SALTIRIO

I COMMITTENTI:

PIRAS Antonio _____
ADRO Maria Luisa _____
BETTONI Giuseppina _____
ADRO Giuseppe _____
FRANZONI Laura _____

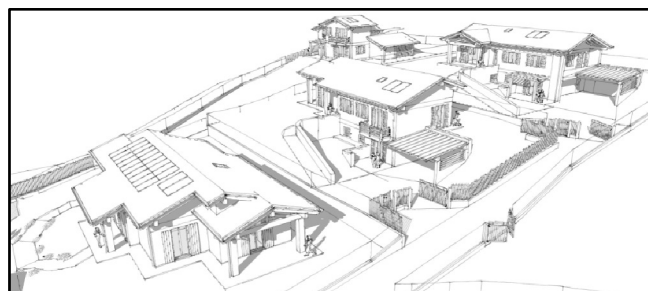

L'IMPRESA ESECUTRICE

IL PROGETTISTA

TIZIANI Geon. Gianpaolo _____

IL DIRETTORE DEI LAVORI

MASSINISSA Geon. Davide _____

STUDIO ASSOCIATO MASSINISSA

dei Geometri Davide MASSINISSA, Paolo FRISON e Gianpaolo TIZIANI
Via Goldoni, 57 - 21100 - Varese T. 0332/239091 - Fax: 0332/216567 e-mail: studio.massinissa@fastwebnet.it

Commitenti:

PIRAS Antonio, nato a Uras (OR) il 13/10/1942, residente a Saltrio (VA), in via Elvezia n. 1	c.f.: PRS NTN 42R13 L496N
ADRO Maria Luisa, nata a Viggiu' (VA) il 31/10/1948, residente a Saltrio (VA), in via Elvezia n. 1	c.f.: DRA MLS 48R71 L876N
BETTONI Giuseppina, nata in Svizzera (EE) il 20/01/1943, residente a Riva San Vitale (Svizzera), in via Francini n. 16	c.f.: BTT GPP 43A60 Z1331
ADRO Giuseppe, nato a Viggiu' (VA) il 19/05/1952, residente a Saltrio (VA), in via Grasso n. 19	c.f.: DRA GPP 52C19 L876N
FRANZONI Laura, nata a Milano (MI) il 15/11/1957, residente a Saltrio (VA), in via Grasso n. 19	c.f.: FRN LRA 57S55 F205M

Oggetto:

AMBITO DI TRASFORMAZIONE URBANISTICA n. 1
NUOVA COSTRUZIONE DI EDIFICI RESIDENZIALI

Elaborato:

LOTTO 1: PROGETTO IMPIANTI
PIANTA PIANO TERRA E PRIMO

Località:

Comune di: Saltrio (VA)
Indirizzo: Via Grasso - Via Pravello s.n.c.

Identificativi catastali:

Sezione: - Foglio: 4
Mappali: 143 - 2927 - 2928 - 2929 - 2930 - 3869

Data:

Novembre 2014

Tavola:


12/d

Scala:



1:50

Archivio:

1921

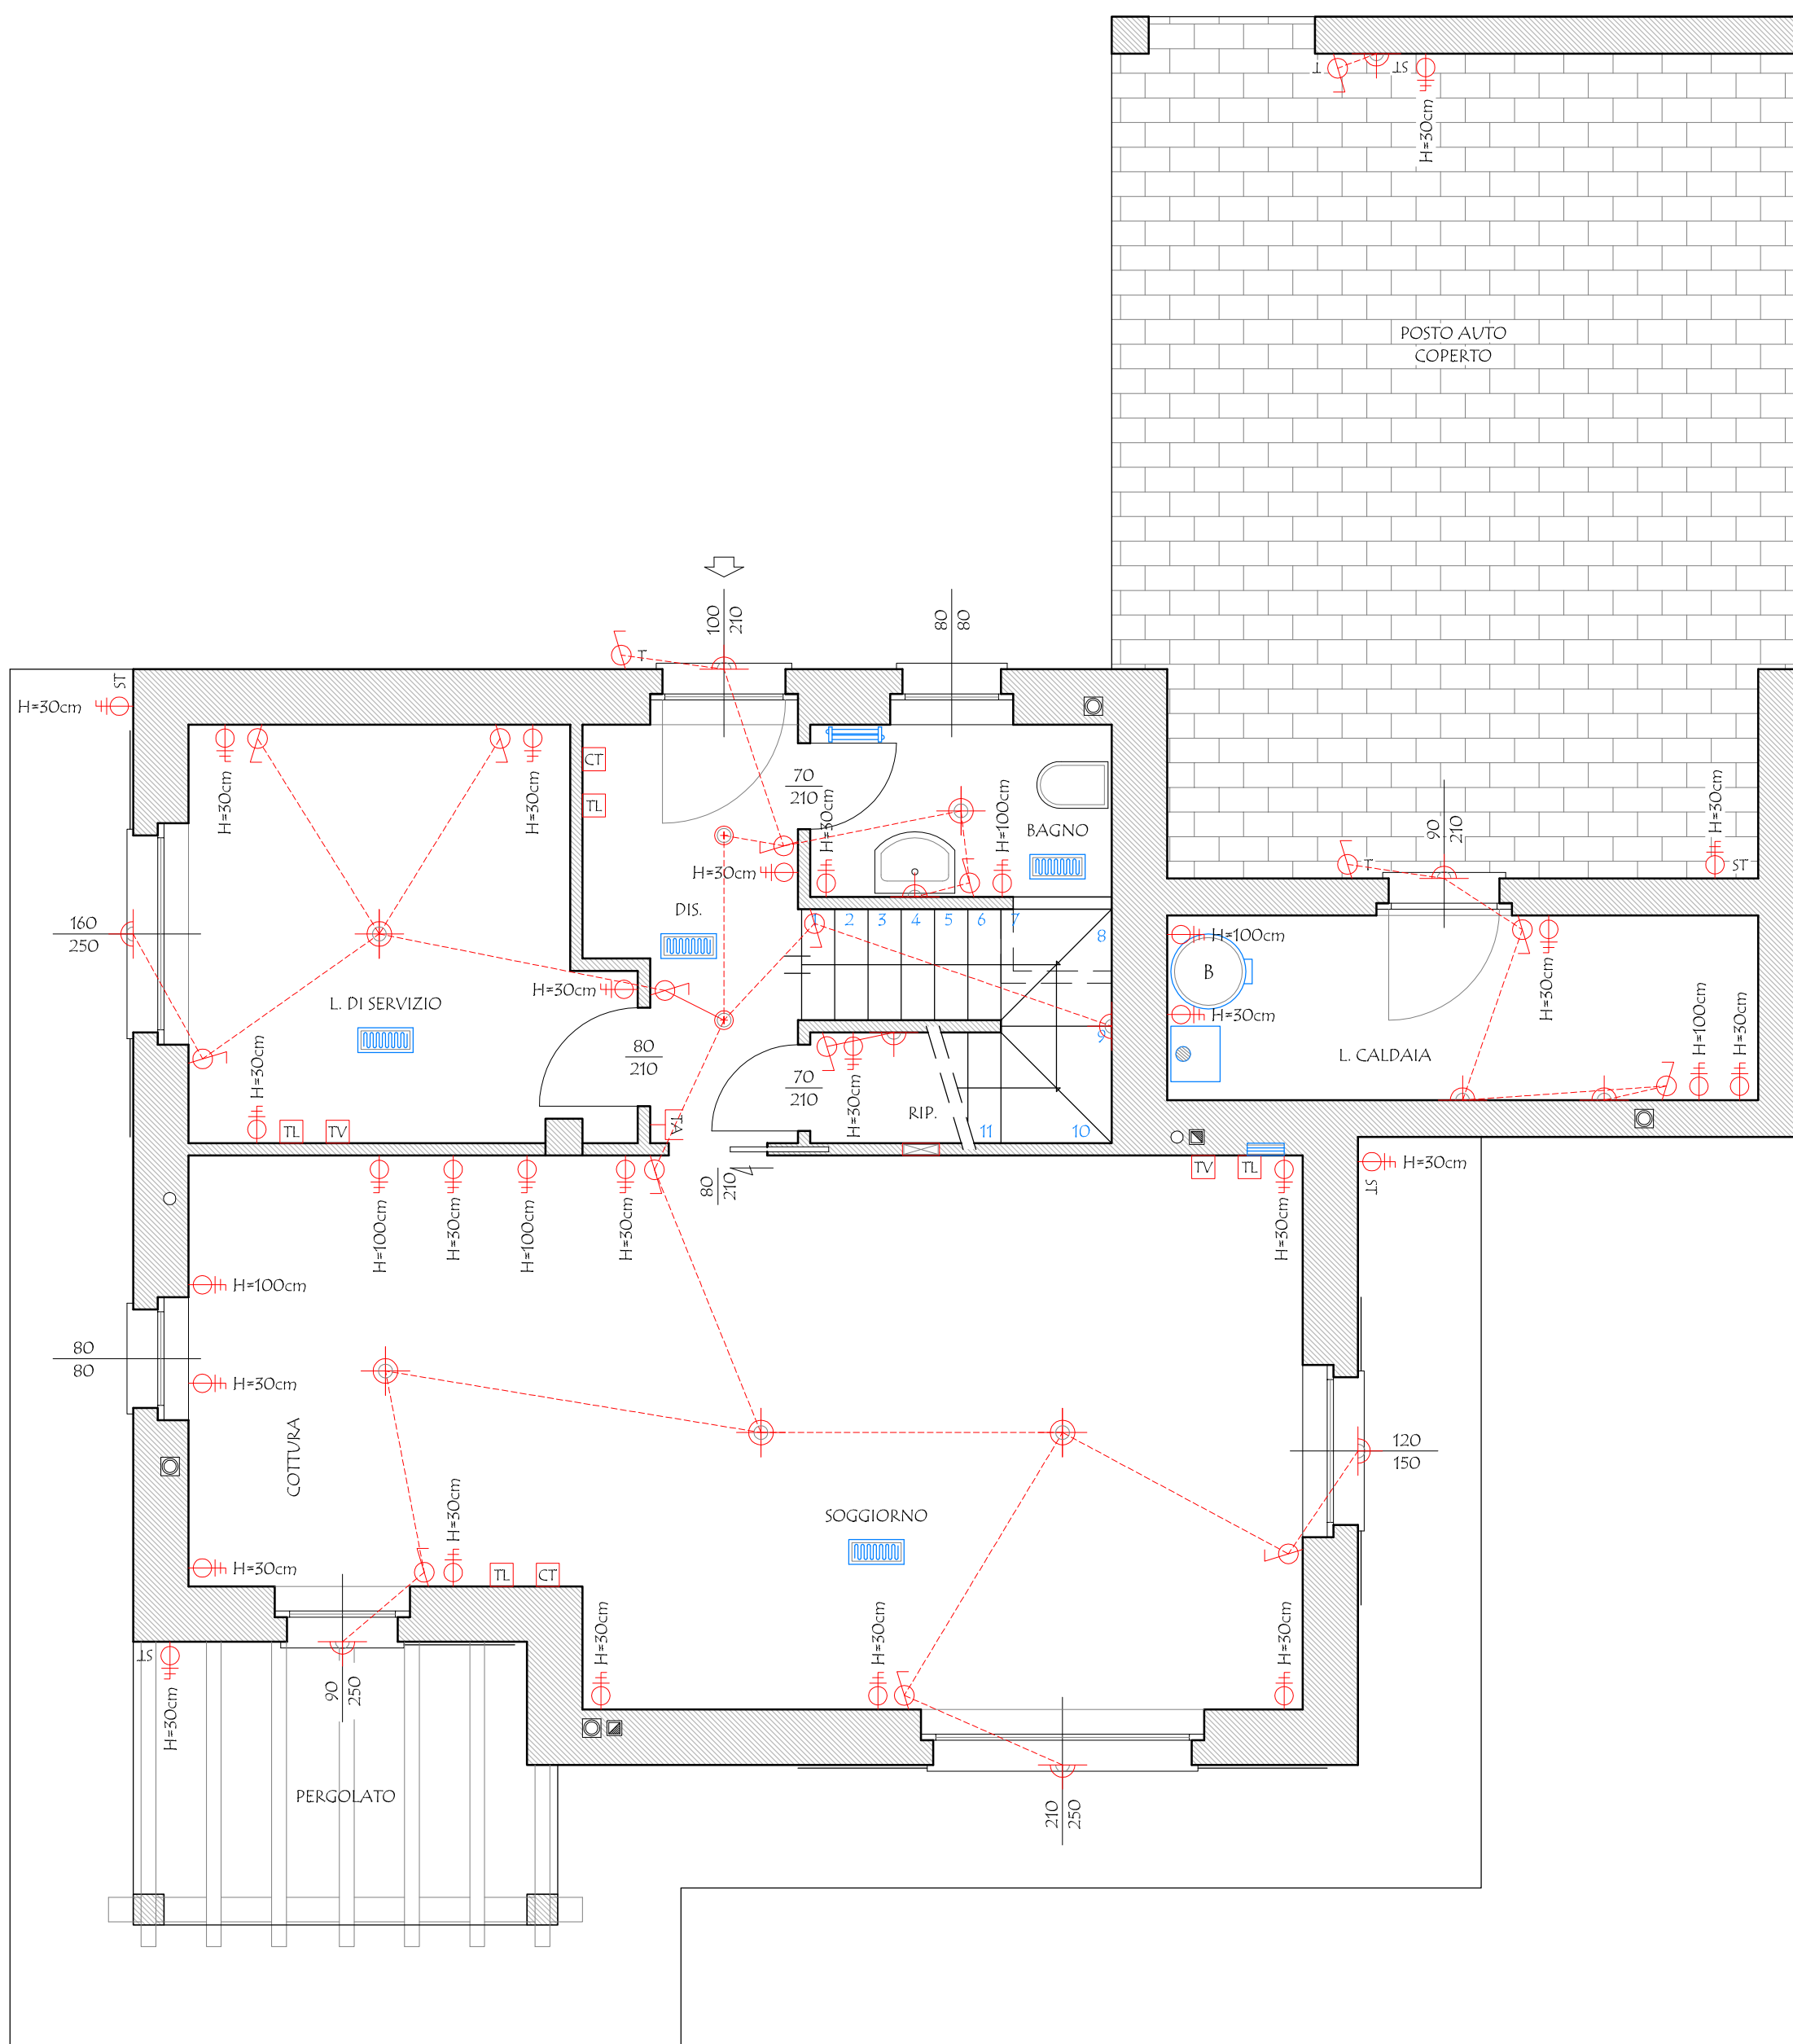

PIANTA PIANO TERRA
IMPIANTI - SCALA 1:50

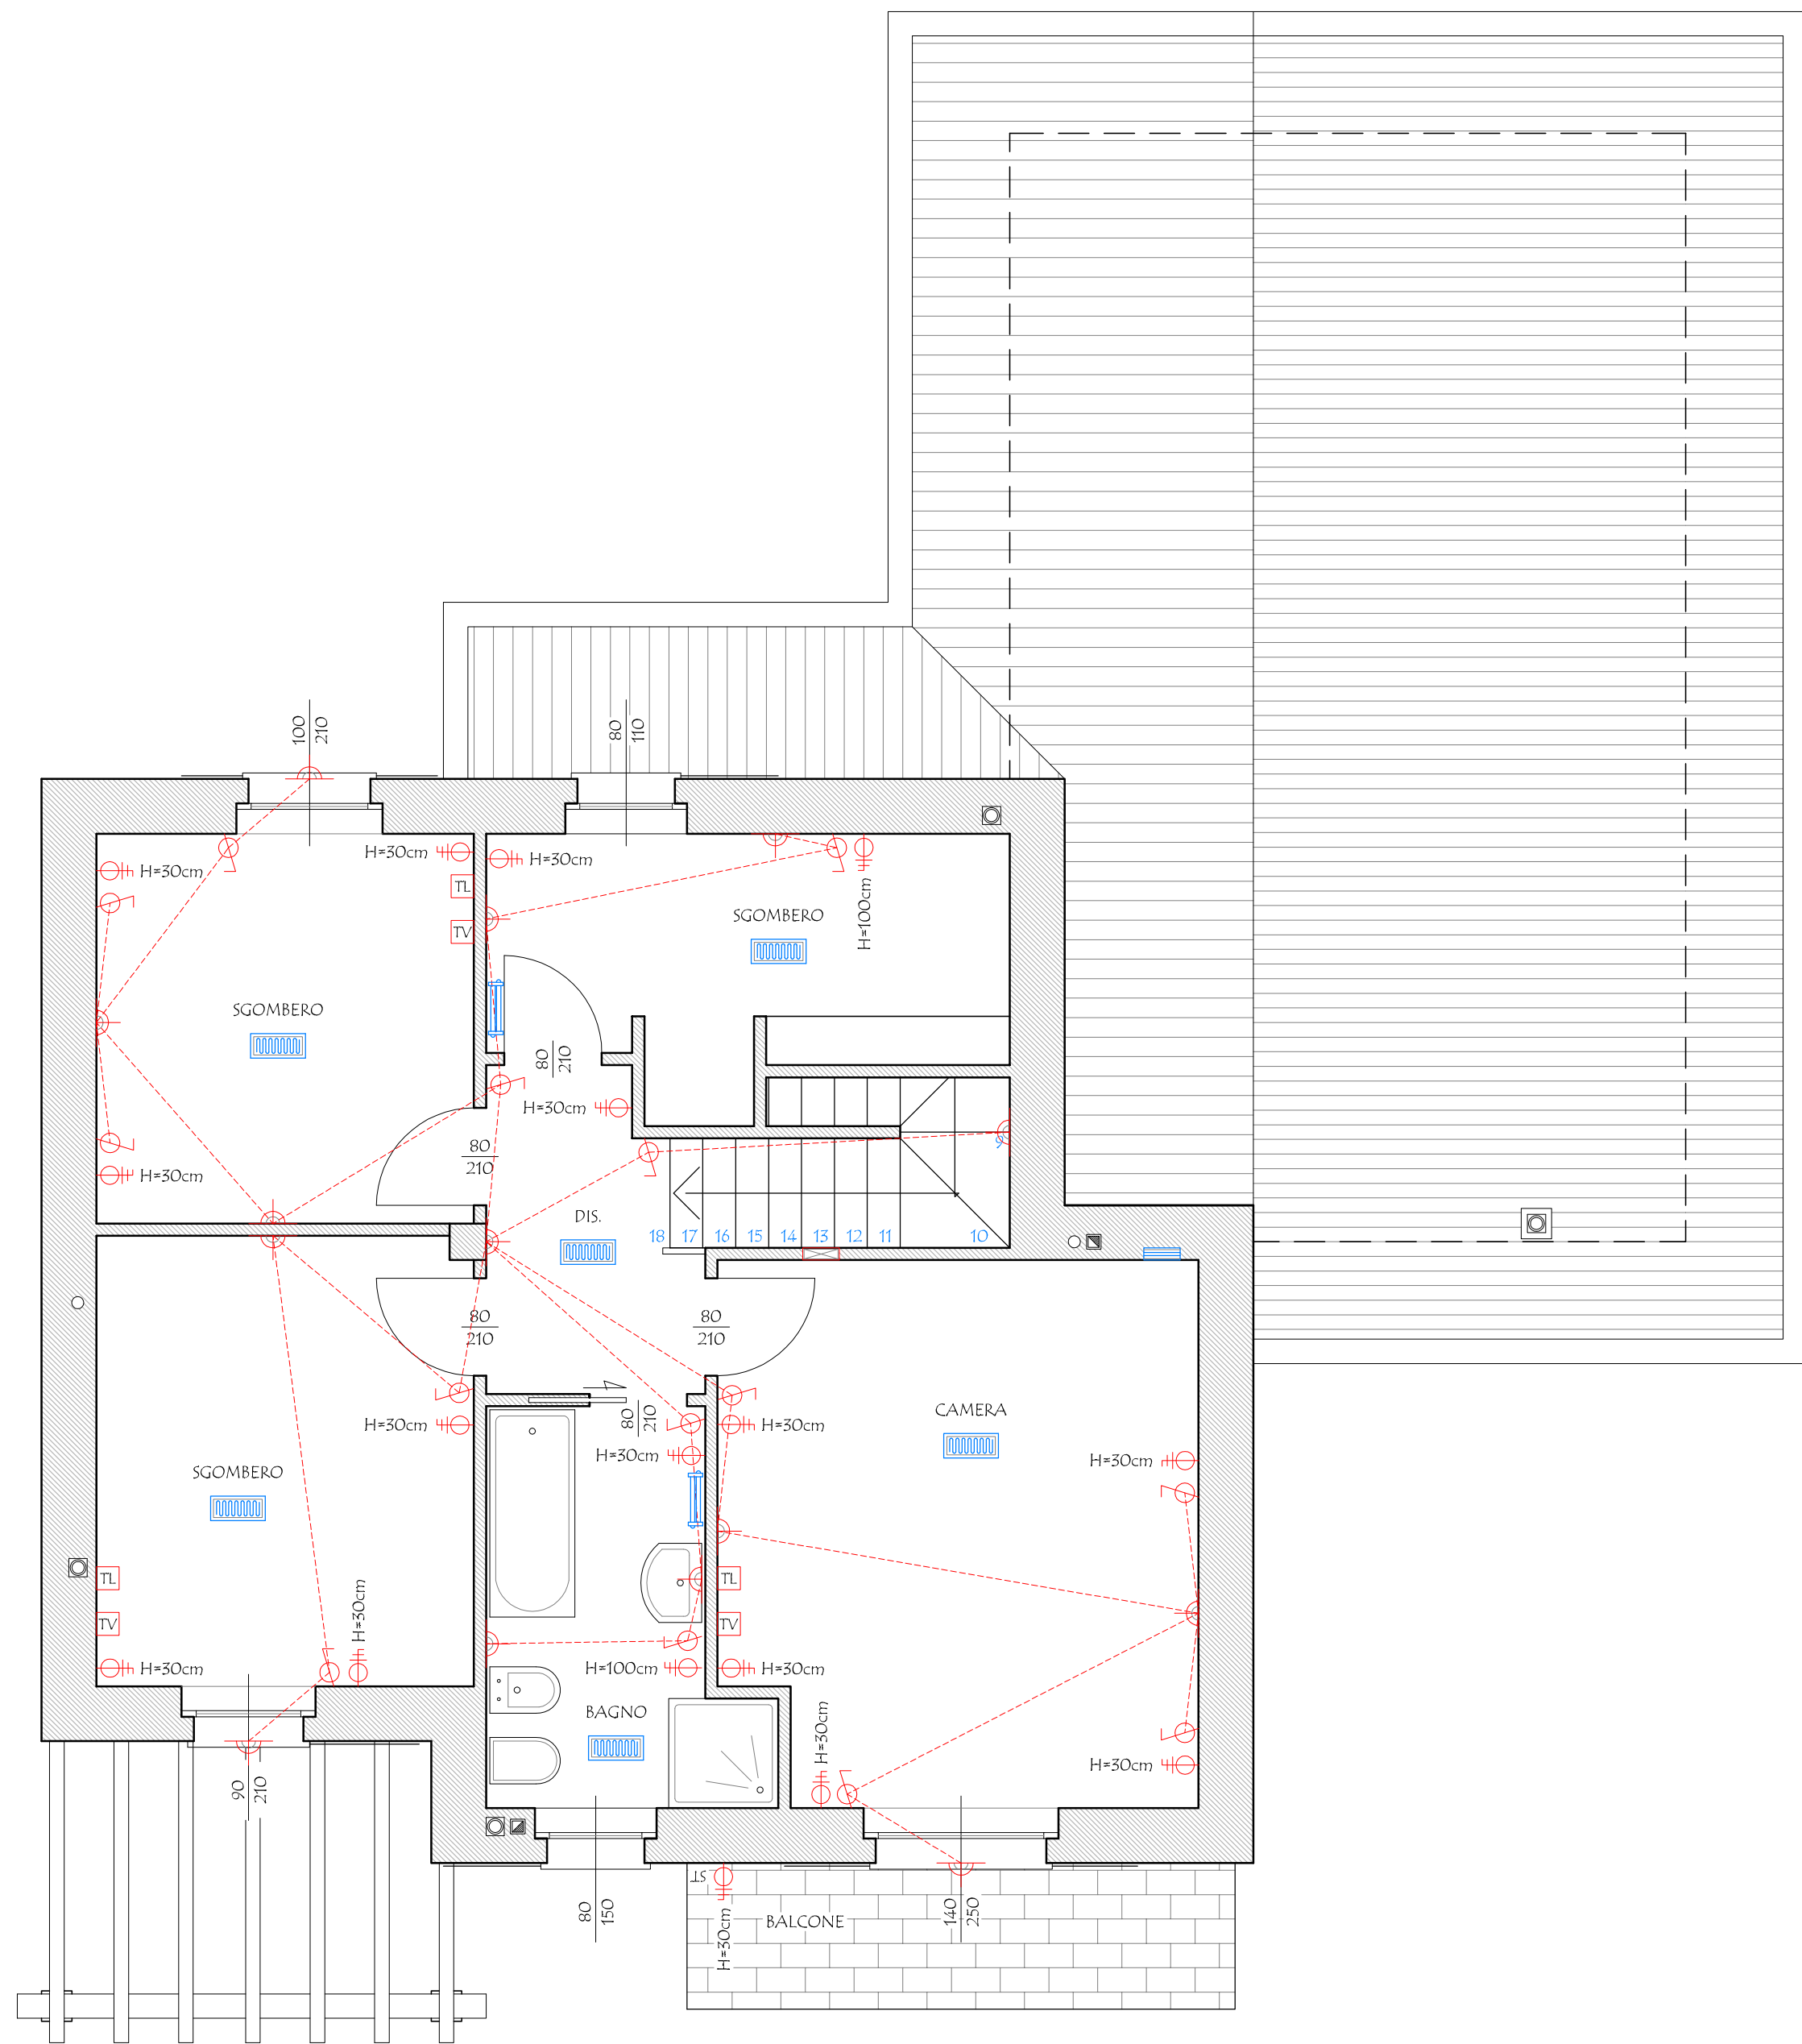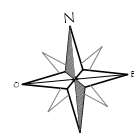

PIANTA PIANO PRIMO
IMPIANTI - SCALA 1:50

