


LEGENDA

IMPIANTO ELETTRICO

- PRESA
- PRESA TELEFONICA
- PRESA TELEVISIONE
- PRESA CITOFONO
- INTERRUTTORE LUCE
- INTERRUTTORE LUCE A SPEGNIMENTO TEMPORIZZATO
- QUADRO ELETTRICO
- CENTRO LUCE
- LUCE A PARETE
- PRESA STAGNA
- TERMOSTATO AMBIENTE
- AREAZIONE ARTIFICIALE FORZATA

IMPIANTO DI RISCALDAMENTO

- COLLETTORE IDRAULICO
- CALDAIA MURALE A CAMERA STAGNA DI TIPO "C" CON POTENZA INFERIORE A 30.000 Kcal/h, ALIMENTATA A METANO
- BOLLITORE PER CIRCUITO SOLARE DI ACCUMOLO
- IMPIANTO DI DISTRIBUZIONE REALIZZATO CON PANNELLI RADIANTI ANNEGATI A PAVIMENTO
- SCALDA SALVIETTE
- CALORIFERO A ELEMENTI

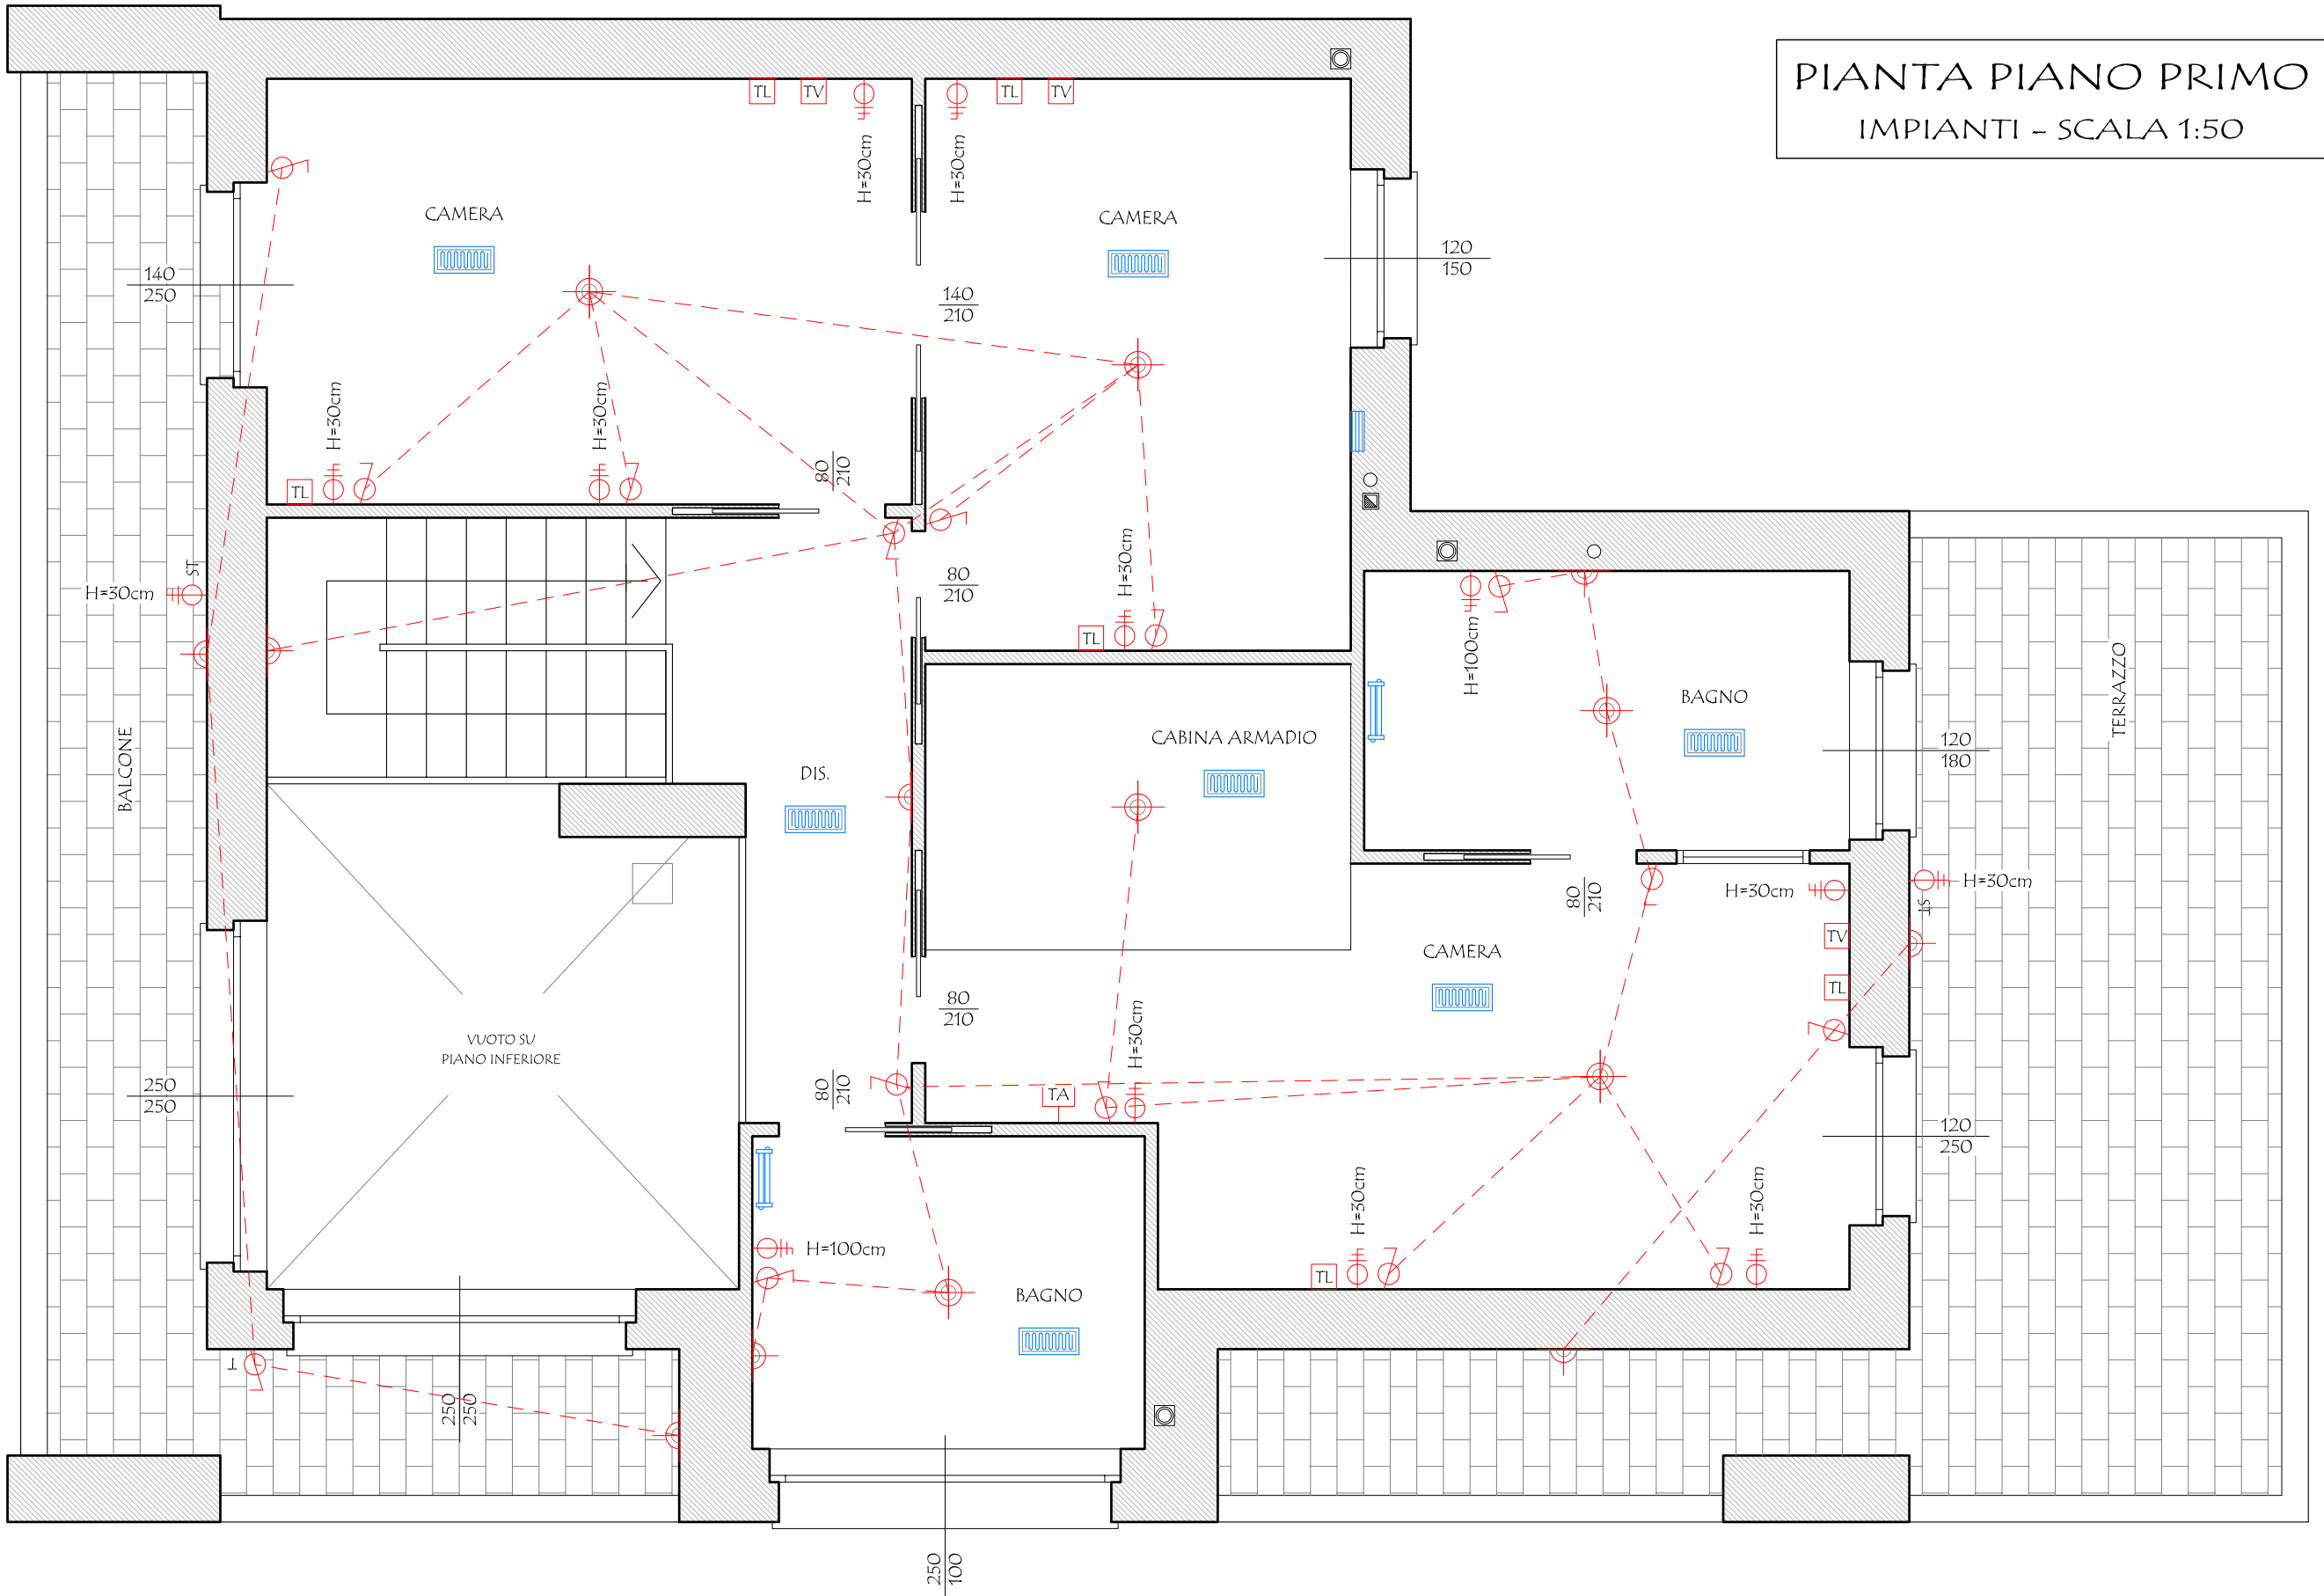

PIANTA PIANO PRIMO  
IMPIANTI - SCALA 1:50

COMUNE DI SALTRIO

I COMMITTENTI:

Francesca ARBINI

Mirko CADEI

Gianpaolo ADRO



IL PROGETTISTA e

DIRETTORE DEI LAVORI

MASSINISSA Geom. Davide

L'IMPRESA ESECUTRICE

STUDIO ASSOCIATO MASSINISSA

dei Geometri Davide MASSINISSA, Paolo FRISON e Gianpaolo TIZIANI

Via Goldoni, 37 - 21100 - Varese Tel: 0332/239091 - Fax: 0332/216567 e-mail: studio.massinissa@fastwebnet.it

Committenti:

|                                                                                                     |                           |
|-----------------------------------------------------------------------------------------------------|---------------------------|
| ARBINI Francesca, nata a Varese (VA) il 26/11/1980<br>residente a Saltrio (VA), in via Agraria n. 2 | c.f.: RBN FNC 80566 L682R |
| CADEI Mirko, nato a Varese (VA) il 10/09/1982<br>residente a Saltrio (VA), in via Agraria n. 2      | c.f.: CDA MRK 82PIO L682A |
| ADRO Gianpaolo, nato a Viggiu' (VA) il 15/01/1931<br>residente a Saltrio (VA), in via Evezia n. 11  | c.f.: DRA GFS 31A15 L876H |

Oggetto: Riproduzione vietata senza preventiva autorizzazione

AMBITO DI TRASFORMAZIONE URBANISTICA n. 4  
NUOVA COSTRUZIONE DI EDIFICI RESIDENZIALI

Elaborato:

LOTTO B - 865/b: PROGETTO IMPIANTI  
PIANTA PIANO TERRA E PRIMO

Tavola:

14/b

Scala:

1:50

Archivio:

1842

Località:


COMUNE DI: Saltrio (VA)  
INDIRIZZO: Via Cerello s.n.c.

Identificativi catastali:

SEZIONE: - FOGGIO: 6  
MAPPALE: 865 - 1550 SUB.: -

Data:

Aprile 2013

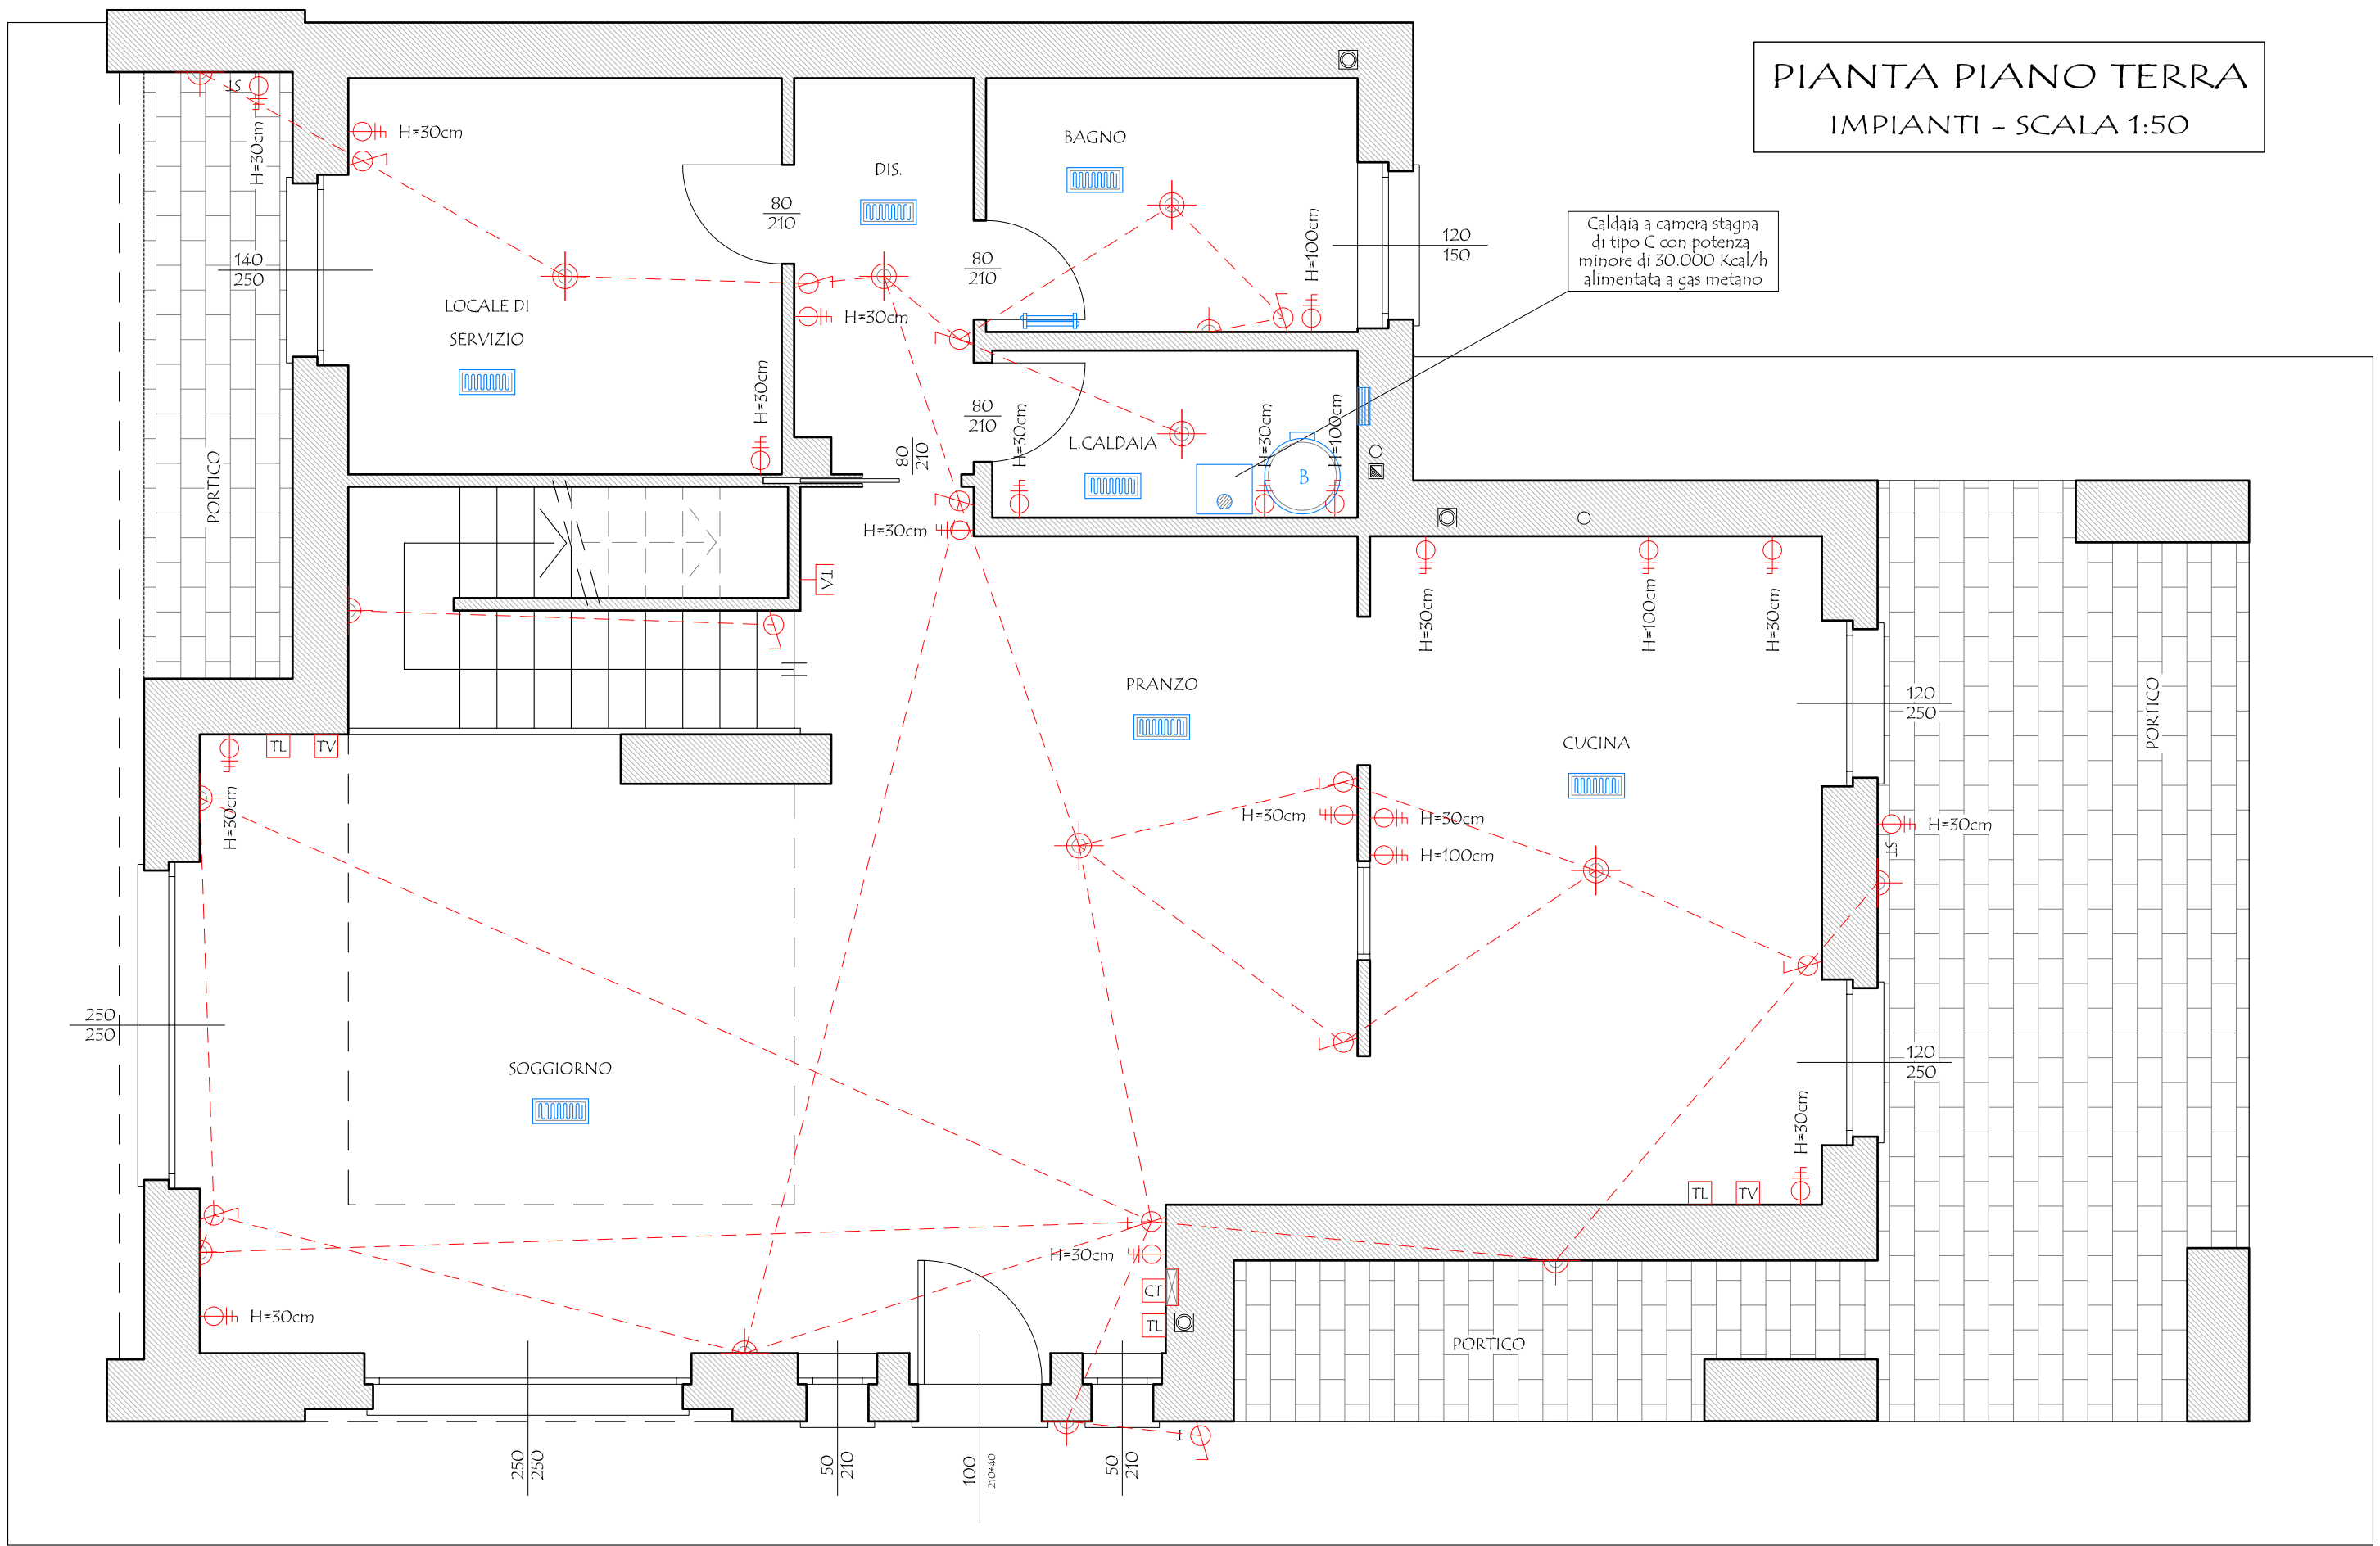

PIANTA PIANO TERRA  
IMPIANTI - SCALA 1:50