

LEGENDA

IMPIANTO ELETTRICO


- PRESA
- PRESA TELEFONICA
- PRESA TELEVISIONE
- PRESA CITOFONO
- INTERRUTTORE LUCE
- INTERRUTTORE LUCE A SPEGNIMENTO TEMPORIZZATO
- QUADRO ELETTRICO
- CENTRO LUCE
- LUCE A PARETE
- PRESA STAGNA
- TERMOSTATO AMBIENTE
- AREAZIONE ARTIFICIALE FORZATA

IMPIANTO DI RISCALDAMENTO

- COLLETTORE IDRAULICO
- CALDAIA MURALE A CAMERA STAGNA DI TIPO "C" CON POTENZA INFERIORE A 30.000 Kcal/h, ALIMENTATA A METANO
- BOLLITORE PER CIRCUITO SOLARE DI ACCUMULO
- IMPIANTO DI DISTRIBUZIONE REALIZZATO CON PANNELLI RADIANTI ANNEGATI A PAVIMENTO
- SCALDA SALVIETTE
- CALORIFERO A ELEMENTI


PIANTA PIANO PRIMO

IMPIANTI - SCALA 1:50

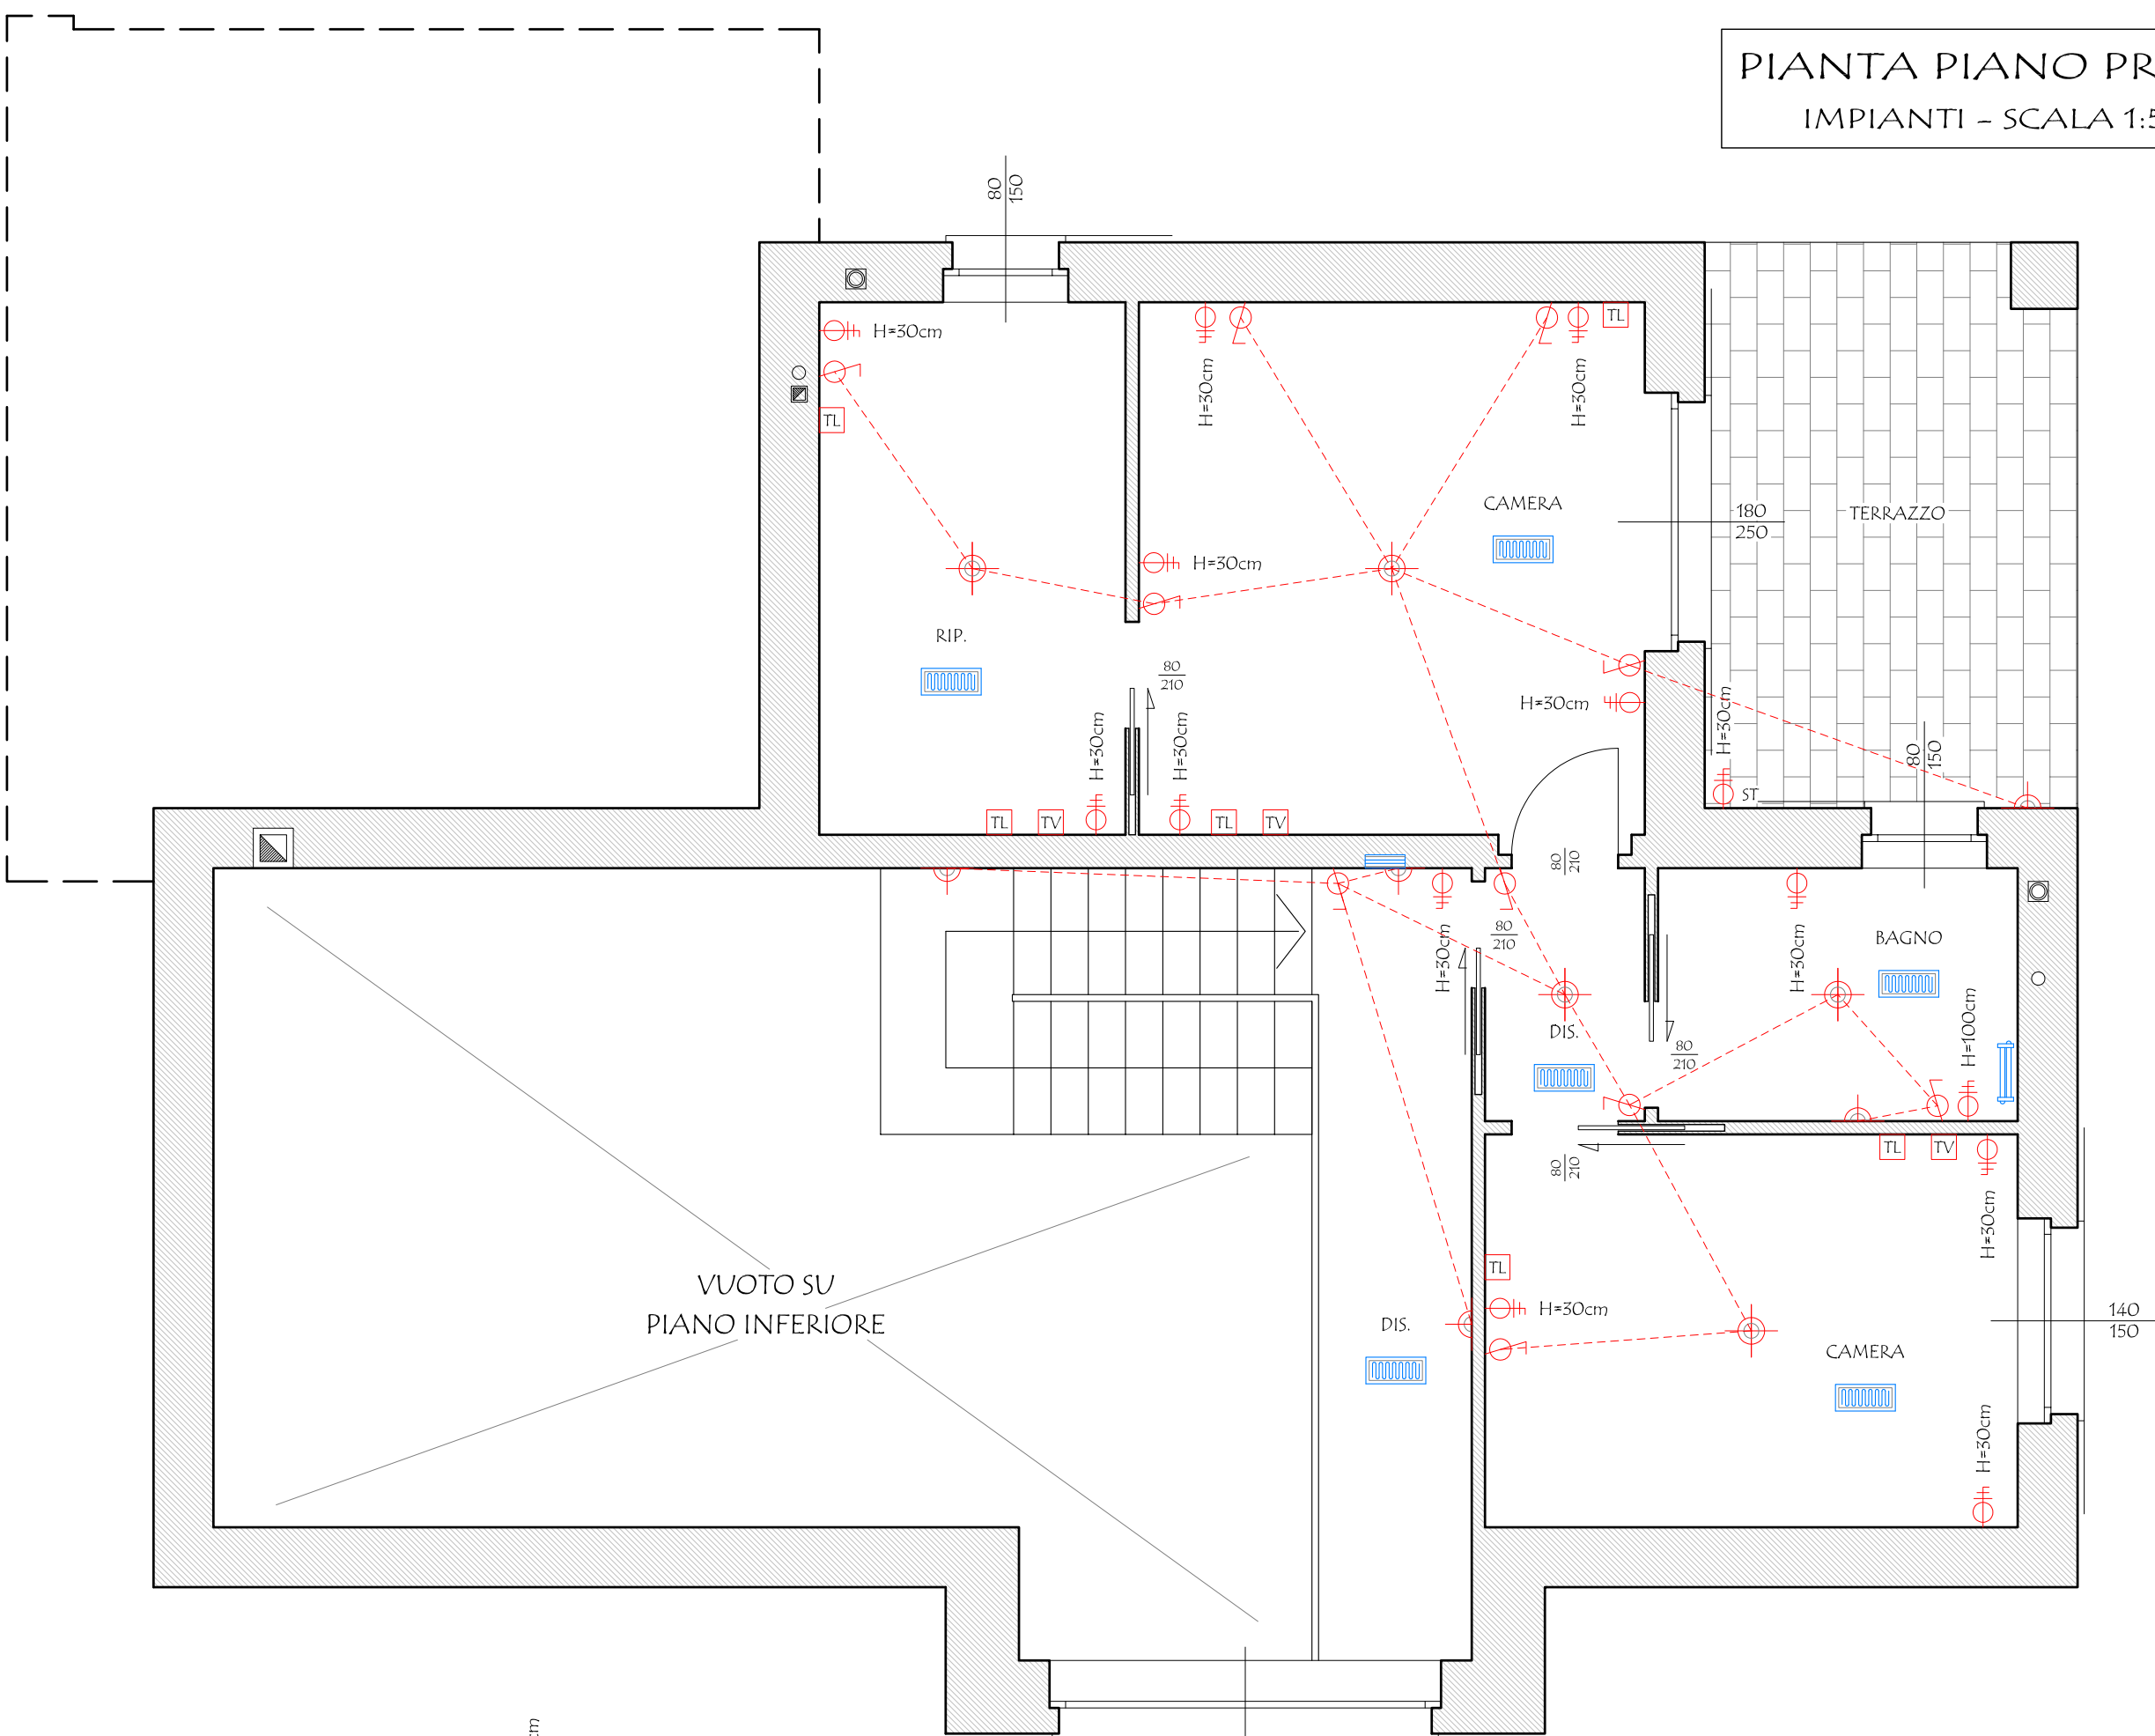

PIANTA PIANO TERRA

IMPIANTI - SCALA 1:50

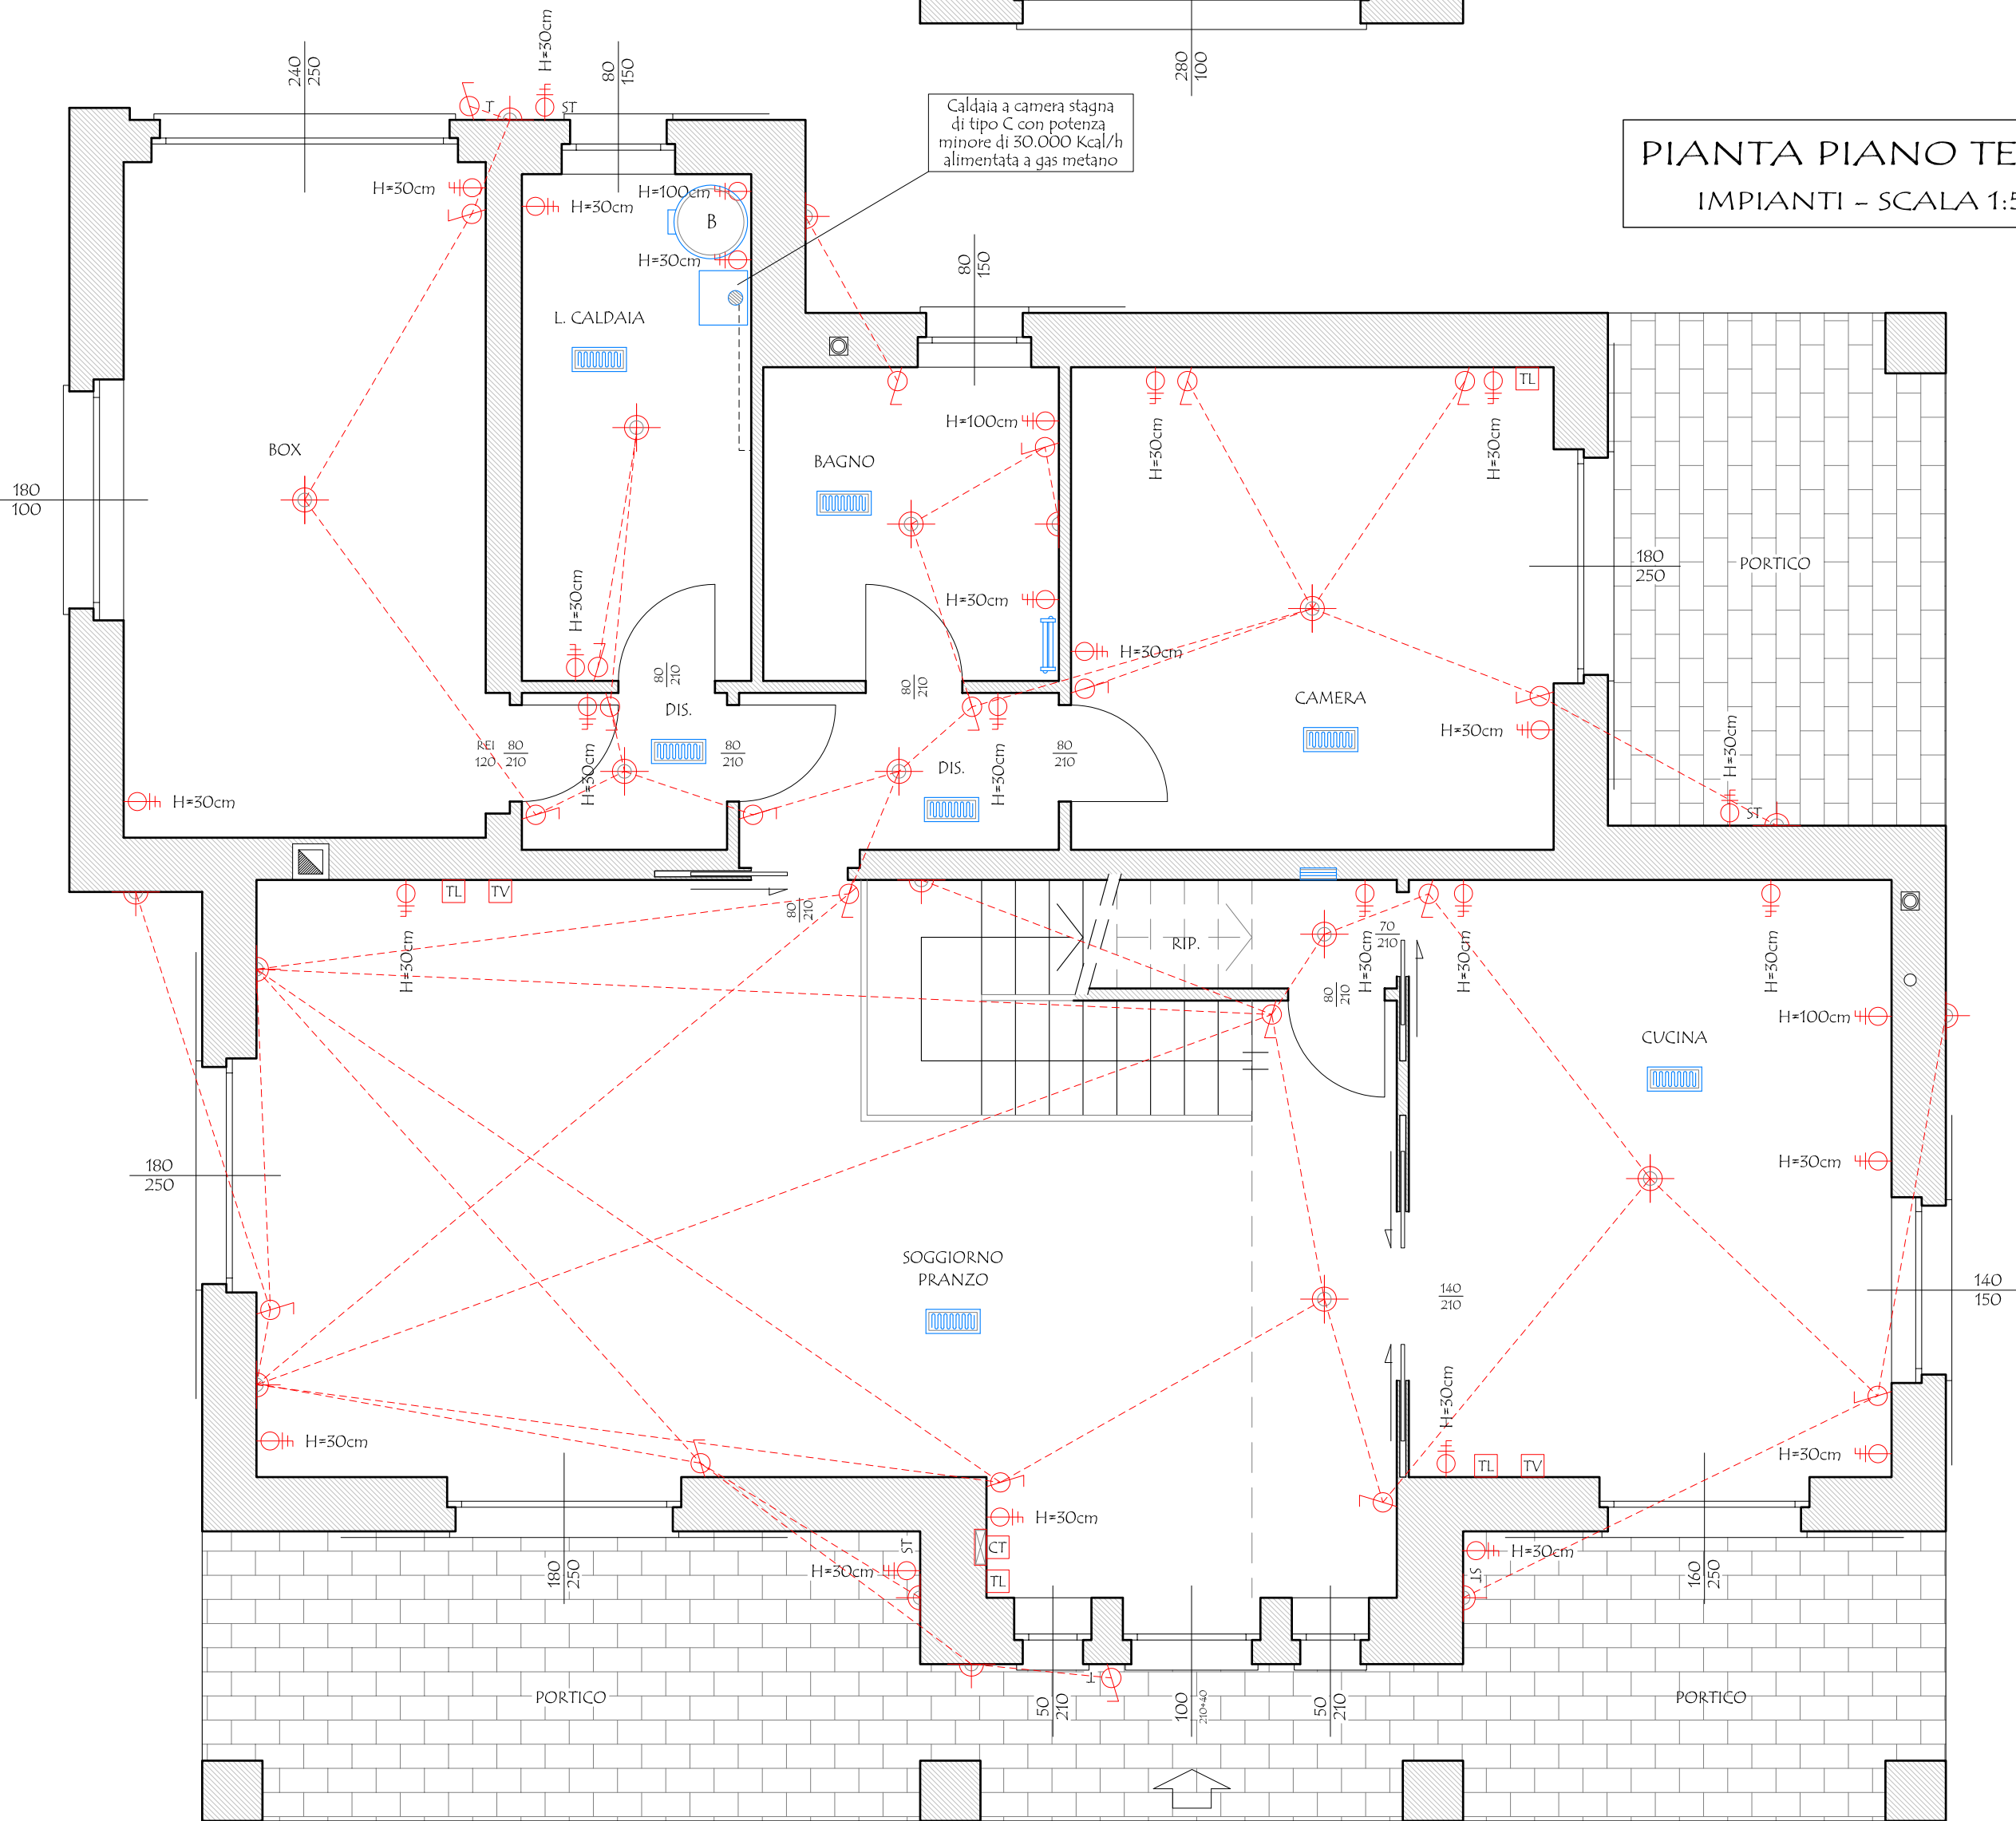


COMUNE DI SALTRIO

I COMMITTENTI:

Francesco ARBINI

Mirko CADEI

Gianpaolo ADRO

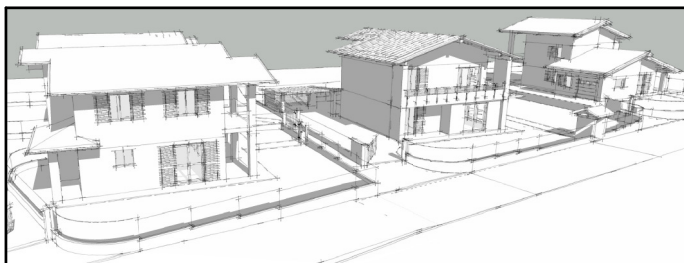

IL PROGETTISTA e

DIRETTORE DEI LAVORI

MASSINISSA Geom. Davide

L'IMPRESA ESECUTRICE

STUDIO ASSOCIATO MASSINISSA

dei Geometri Davide MASSINISSA, Paolo FRISON e Gianpaolo TIZIANI

Via Goldoni, 37 - 21100 - Varese

Tel: 0332/239091 - Fax: 0332/216567

e-mail: studio.massinissa@fastwebnet.it

Committenti:

ARBINI Francesca, nata a Varese (VA) il 26/11/1980
residente a Saltrio (VA), in via Agraria n. 2

c.f.: RBN FNC 80566 L682R

CADEI Mirko, nato a Varese (VA) il 10/09/1982
residente a Saltrio (VA), in via Agraria n. 2

c.f.: CDA MRK 82PIO L682A

ADRO Gianfausto, nato a Viggiu' (VA) il 15/01/1931
residente a Saltrio (VA), in via Evezia n. 11

c.f.: DRA GF3 31A15 L876H

Oggetto:

Riproduzione vietata senza preventiva autorizzazione

AMBITO DI TRASFORMAZIONE URBANISTICA n. 4
NUOVA COSTRUZIONE DI EDIFICI RESIDENZIALI

Elaborato:

LOTTO C - 1550/a; PROGETTO IMPIANTI
PIANTA PIANO TERRA E PRIMO

Tavola:

14/c

Scala:

1:50

Archivio:

1842

Località:

COMUNE DI: Saltrio (VA)
INDIRIZZO: Via Cerello s.n.c.

Identificativi catastali:

SEZIONE: - FOGLIO: 6
MAPPALI: 865 - 1550 SUB.: -

Data:

Aprile 2013